


Дизайн проект квартиры

разработка рабочей части проекта
квартиры по адресу:
Москва, улица Кольская,
дом 8 корпус 2

Содержание:

1	Обмерный план	
2	План расстановки мебели	
3	Экспликация	
4	Монтажный план	
5	План дверей и заполнения дверных проемов	
6	Схема расположения розеток	
7	План привязки розеток	
8	Схема расположения светильников	
9	План привязок светильников	
10	Схема выключателей	
11	План расположения и привязки сантехники	
12	План потолка	
13	План напольных покрытий	
14	План отделки помещения	
15	Ведомость отделочных материалов	
16	Развертка стен кухни и гостиной	
17	Развертка стен совмещенного санузла	
18	Развертка стен спальни	
19	Развертка стен прихожей коридора	
20	Рекомендованная сантехника	
21	Рекомендованный свет	

Экспликация		
№ пмщ	Наименование	Пл-дь кв.м.
1	Прихожая-коридор	4,4
2	Кухня	10,9
3	Комната	14,1
4	Санузел	3,9
	ИТОГО:	33,3

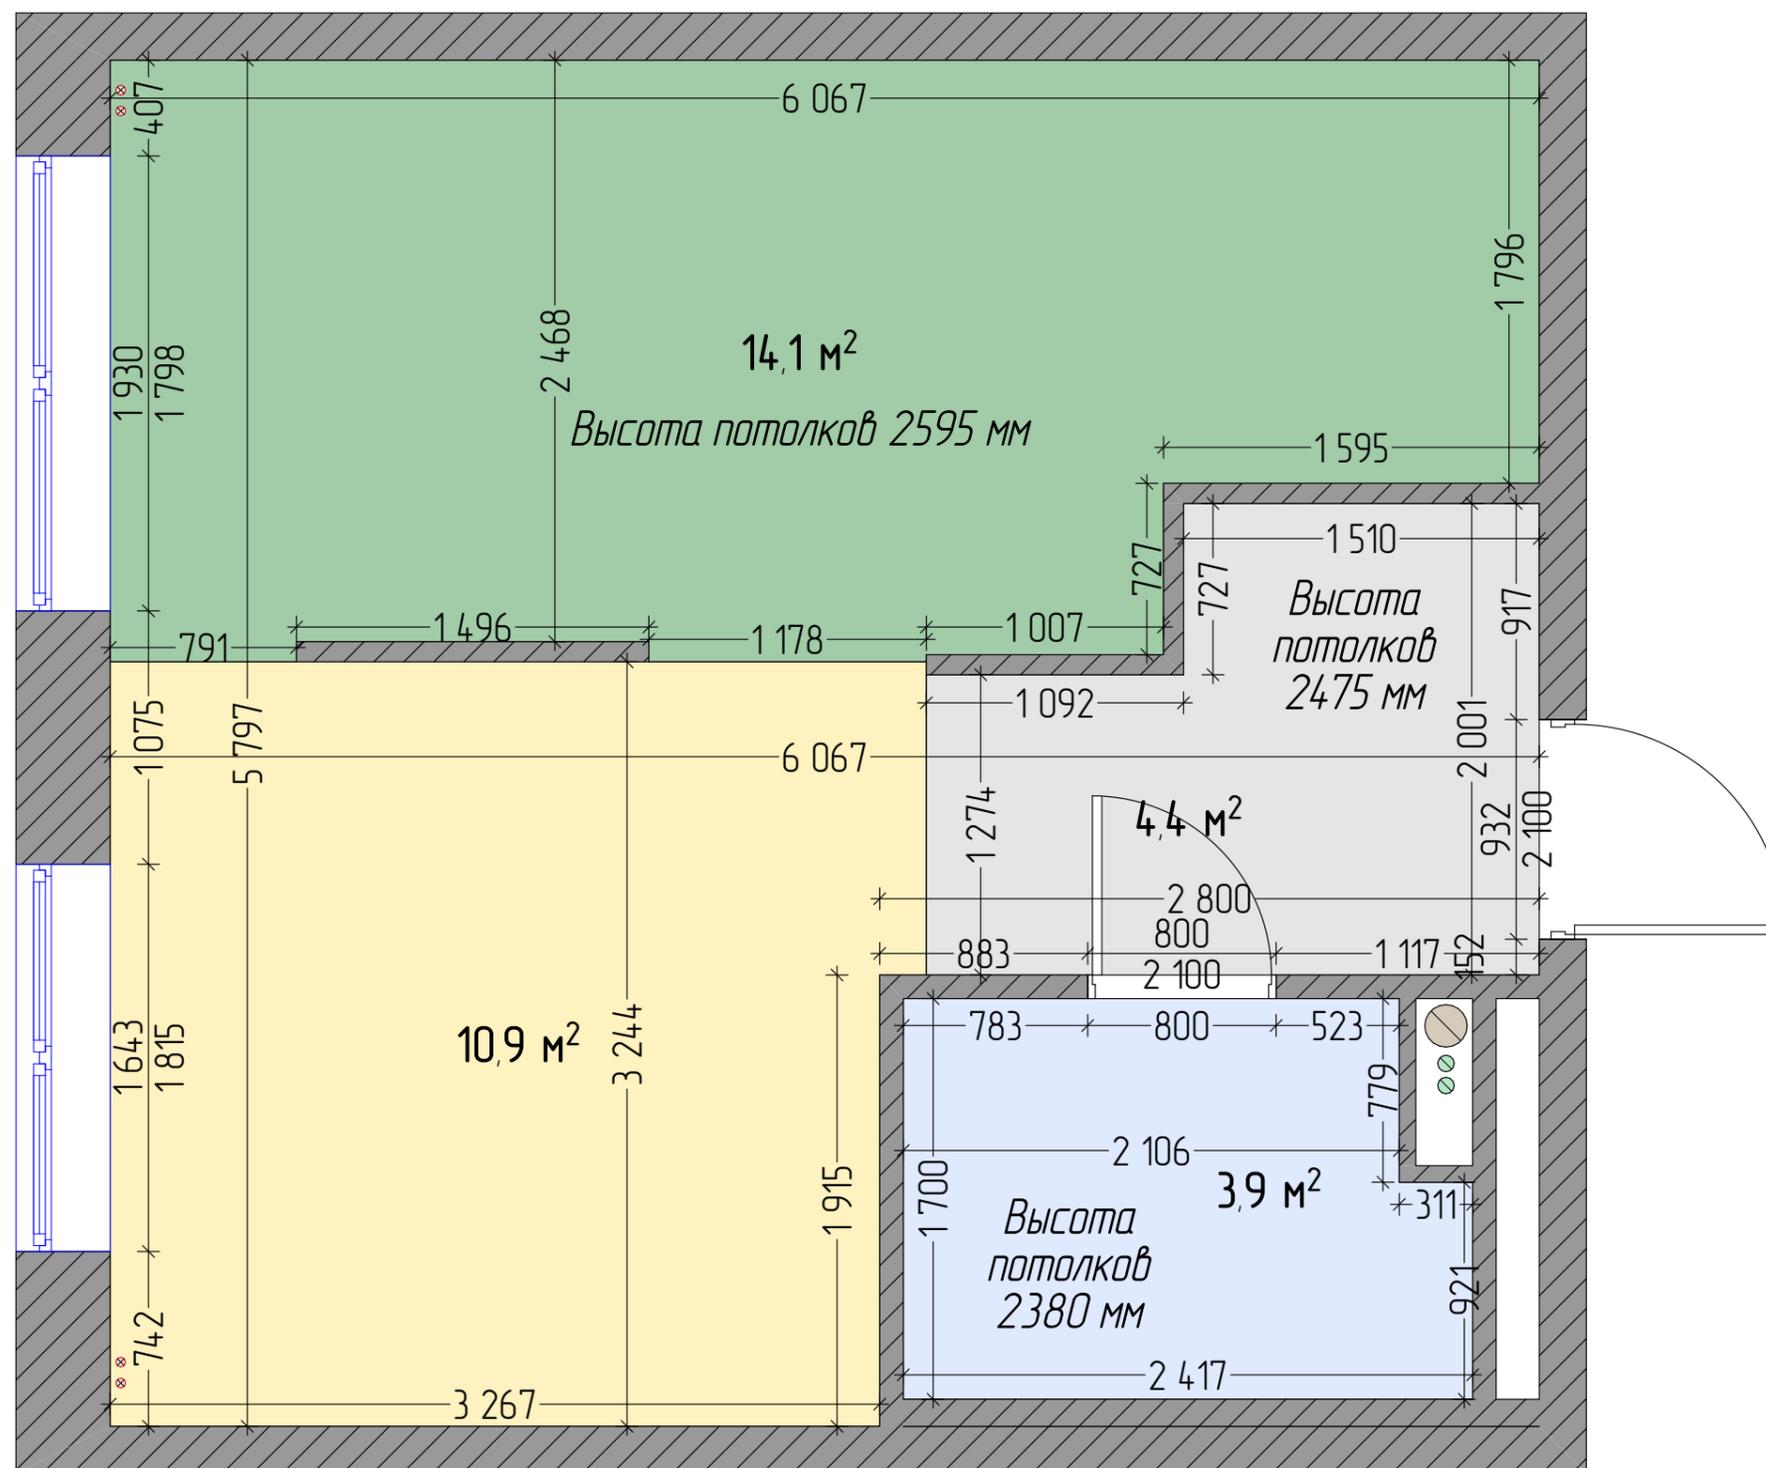

ПРИМЕЧАНИЕ:
 - Все размеры уточняются по месту
 - Все размеры указаны в миллиметрах, площадь в метрах
 - За отметку нулевого уровня принят ЧЧП этажа
 - Размеры короба под сантехнические выходы уточняются по месту


Заказчик	Анна
Дизайнер	Бельская Юлия 8-916-298-30-55



Обмерный чертеж

Адрес объекта:
 Москва, улица Кольская,
 дом 8 корпус 2

Стадия	Лист №	Листов
	1	22
Дата	Масштаб	Формат
	1:30	A3

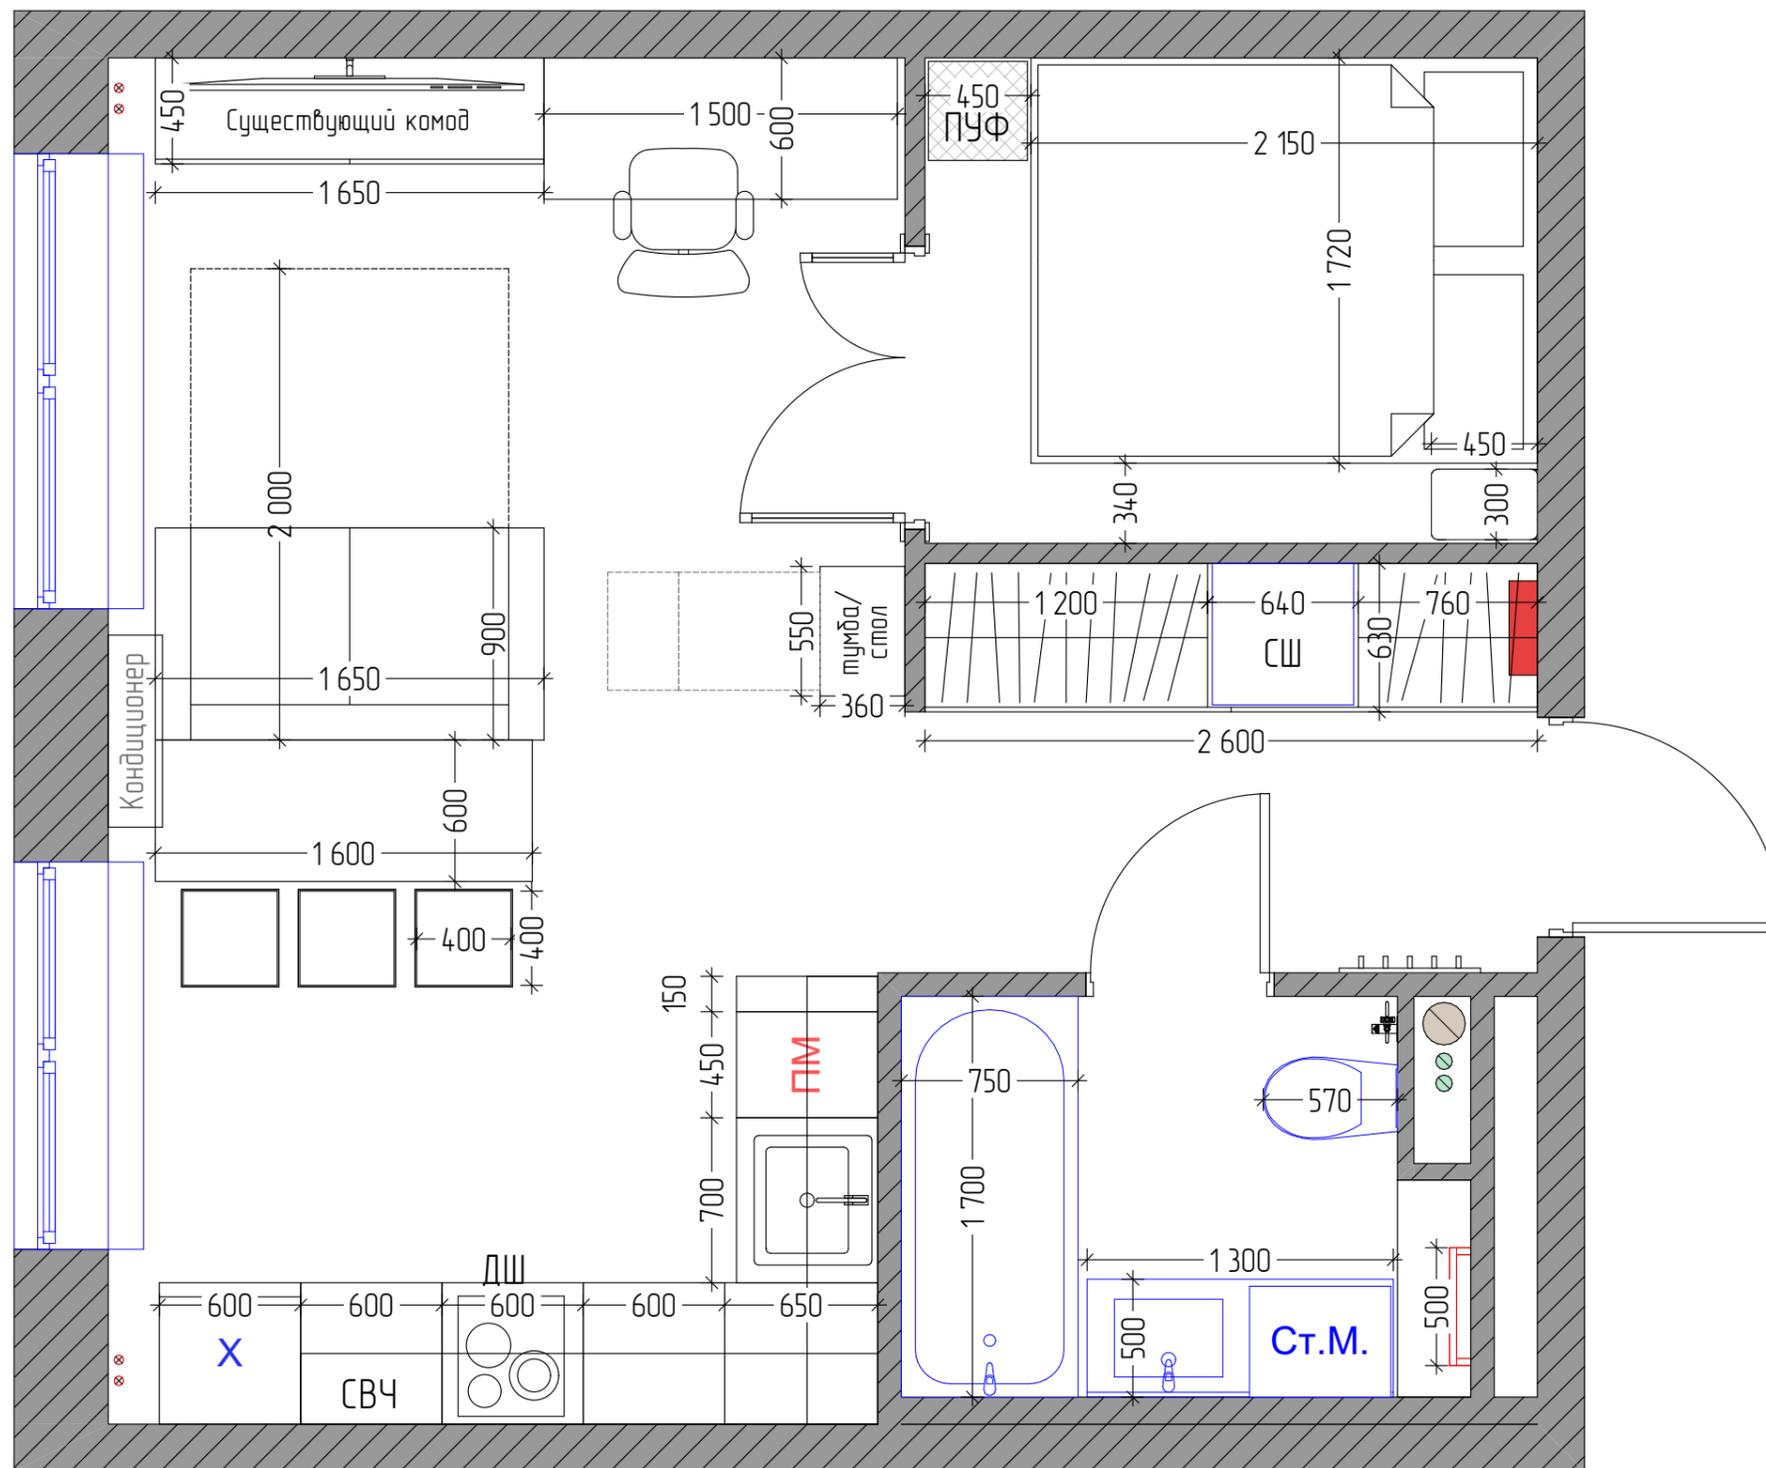

ПРИМЕЧАНИЕ:
 - Все размеры уточняются по месту
 - Все размеры указаны в миллиметрах, площадь в метрах
 - За отметку нулевого уровня принят УЧП этажа
 - Размеры короба под сантехнические выходы уточняются по месту

Заказчик	Анна
Дизайнер	Бельская Юлия 8-916-298-30-55




План расстановки мебели

Адрес объекта:
 Москва, улица Кольская,
 дом 8 корпус 2

Стадия	Лист №	Листов
Дата	Масштаб	Формат
	1:30	A3

	Жилое помещение
	Нежилое помещение
	Кухня
	Мокрая зона

Экспликация		
№ пмщ	Наименование	Пл-дь кв.м.
1	Кухня	9,9
2	Гостиная	9,4
3	Спальня	5,4
4	Санузел	3,9
5	Прихожая-коридор	4,7
ИТОГО:		33,3

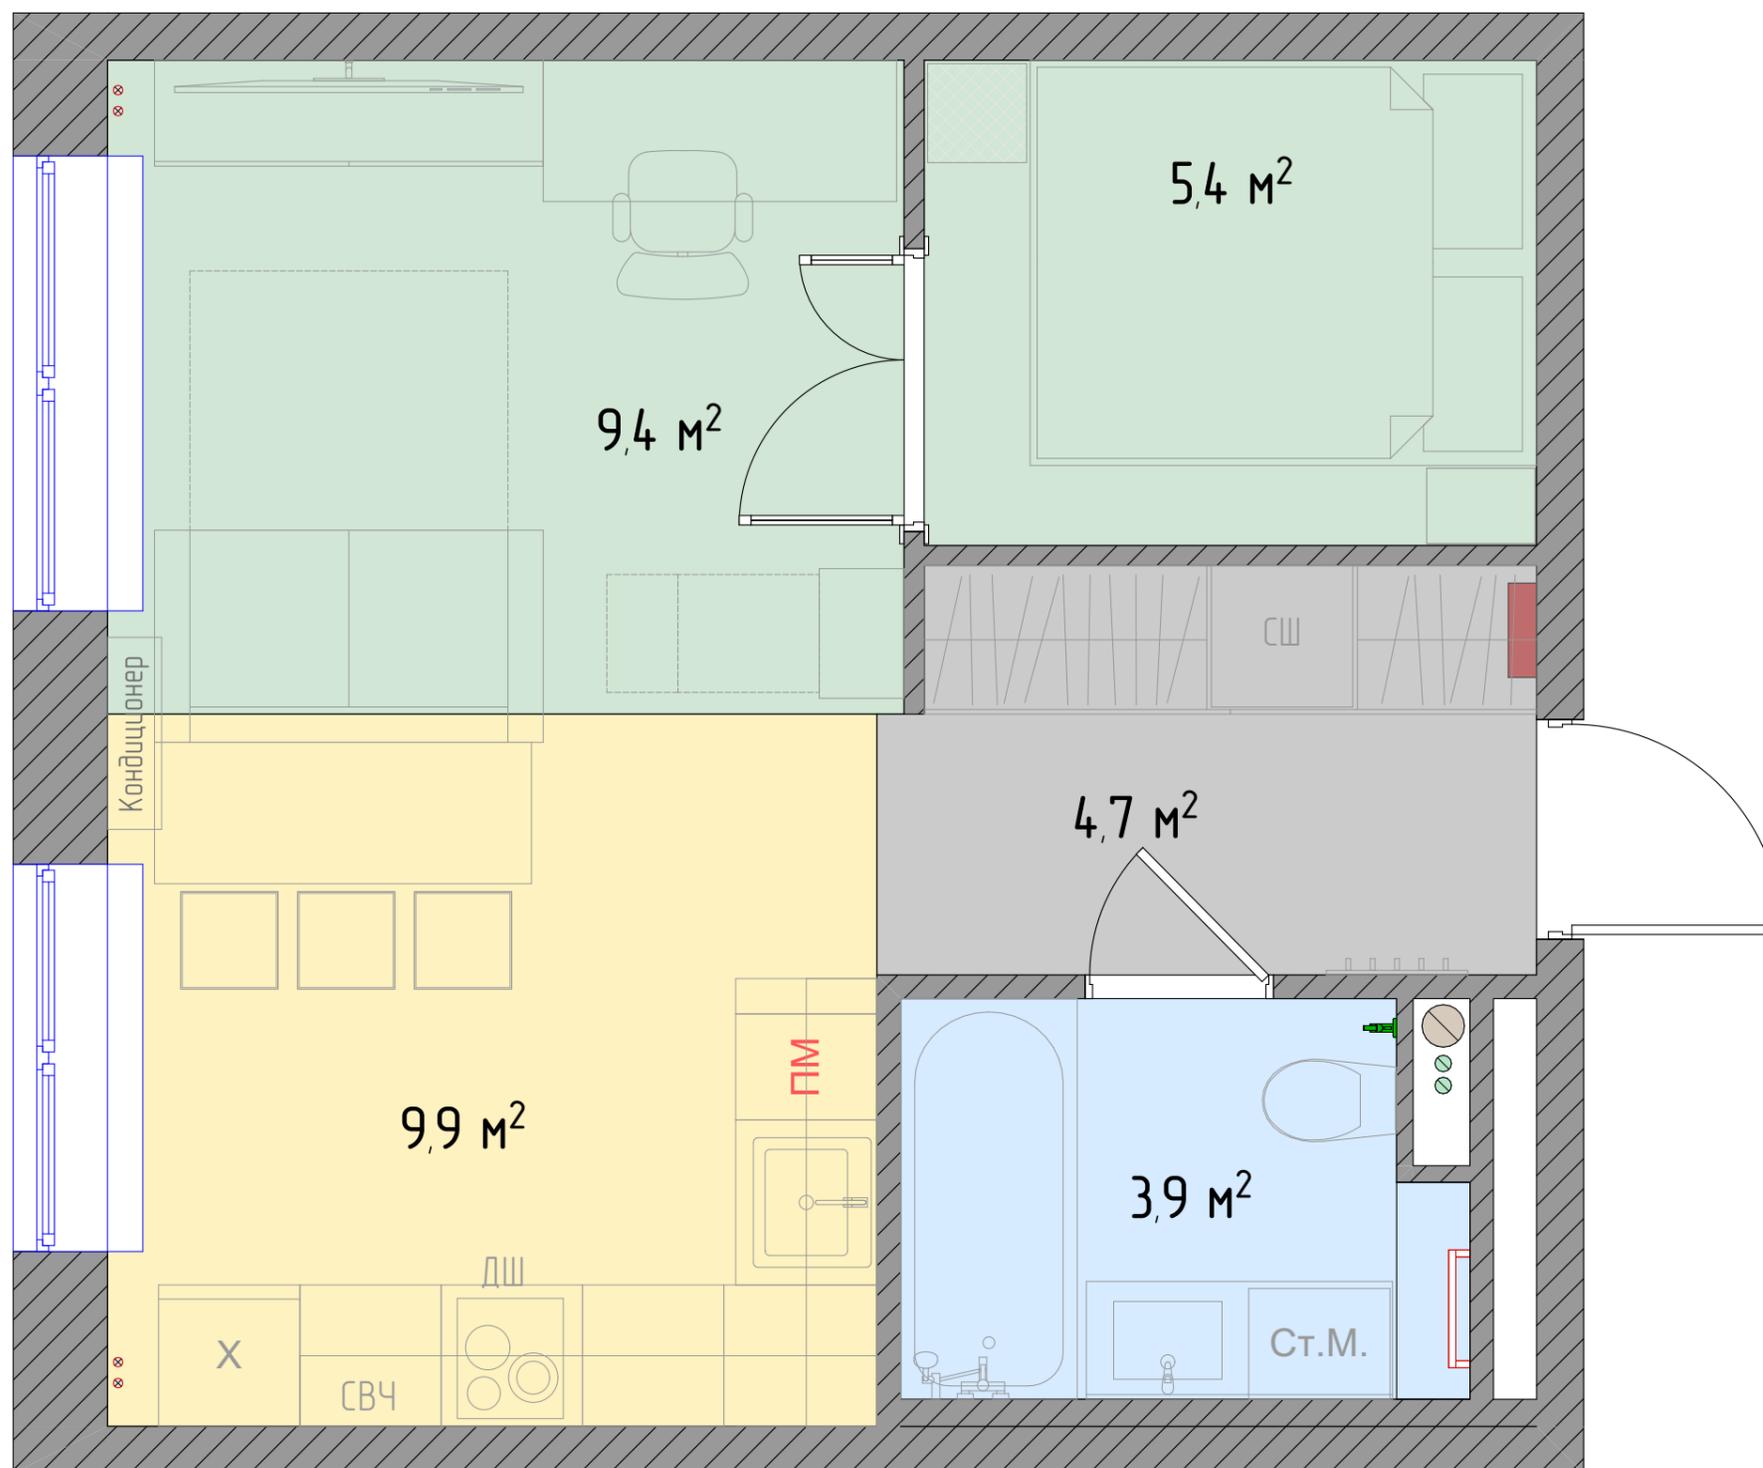

ПРИМЕЧАНИЕ:
 - Все размеры уточняются по месту
 - Все размеры указаны в миллиметрах, площадь в метрах
 - За отметку нулевого уровня принят ЧЧП этажа
 - Размеры короба под сантехнические выходы уточняются по месту

Заказчик	Анна
Дизайнер	Бельская Юлия 8-916-298-30-55





Экспликация помещений


Адрес объекта:
 Москва, улица Кольская,
 дом 8 корпус 2

Стадия	Лист №	Листов
Дата	Масштаб	Формат
	1:30	A3

 Заменить разводку вентиляции в су на плоскую

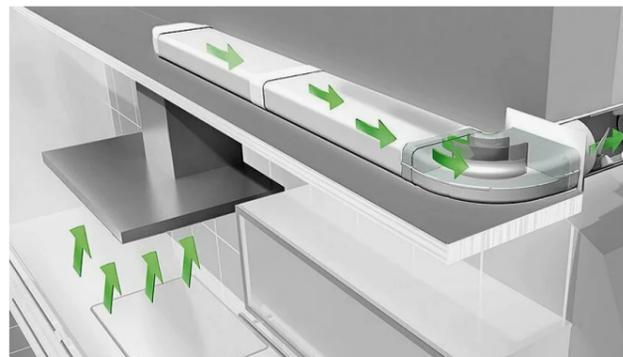

Условные обозначения	
	Демонтаж существующих стен из ГКЛ - 4,825 п.м.
	Монтаж (ПГП 75 или газобетонный блок 75)

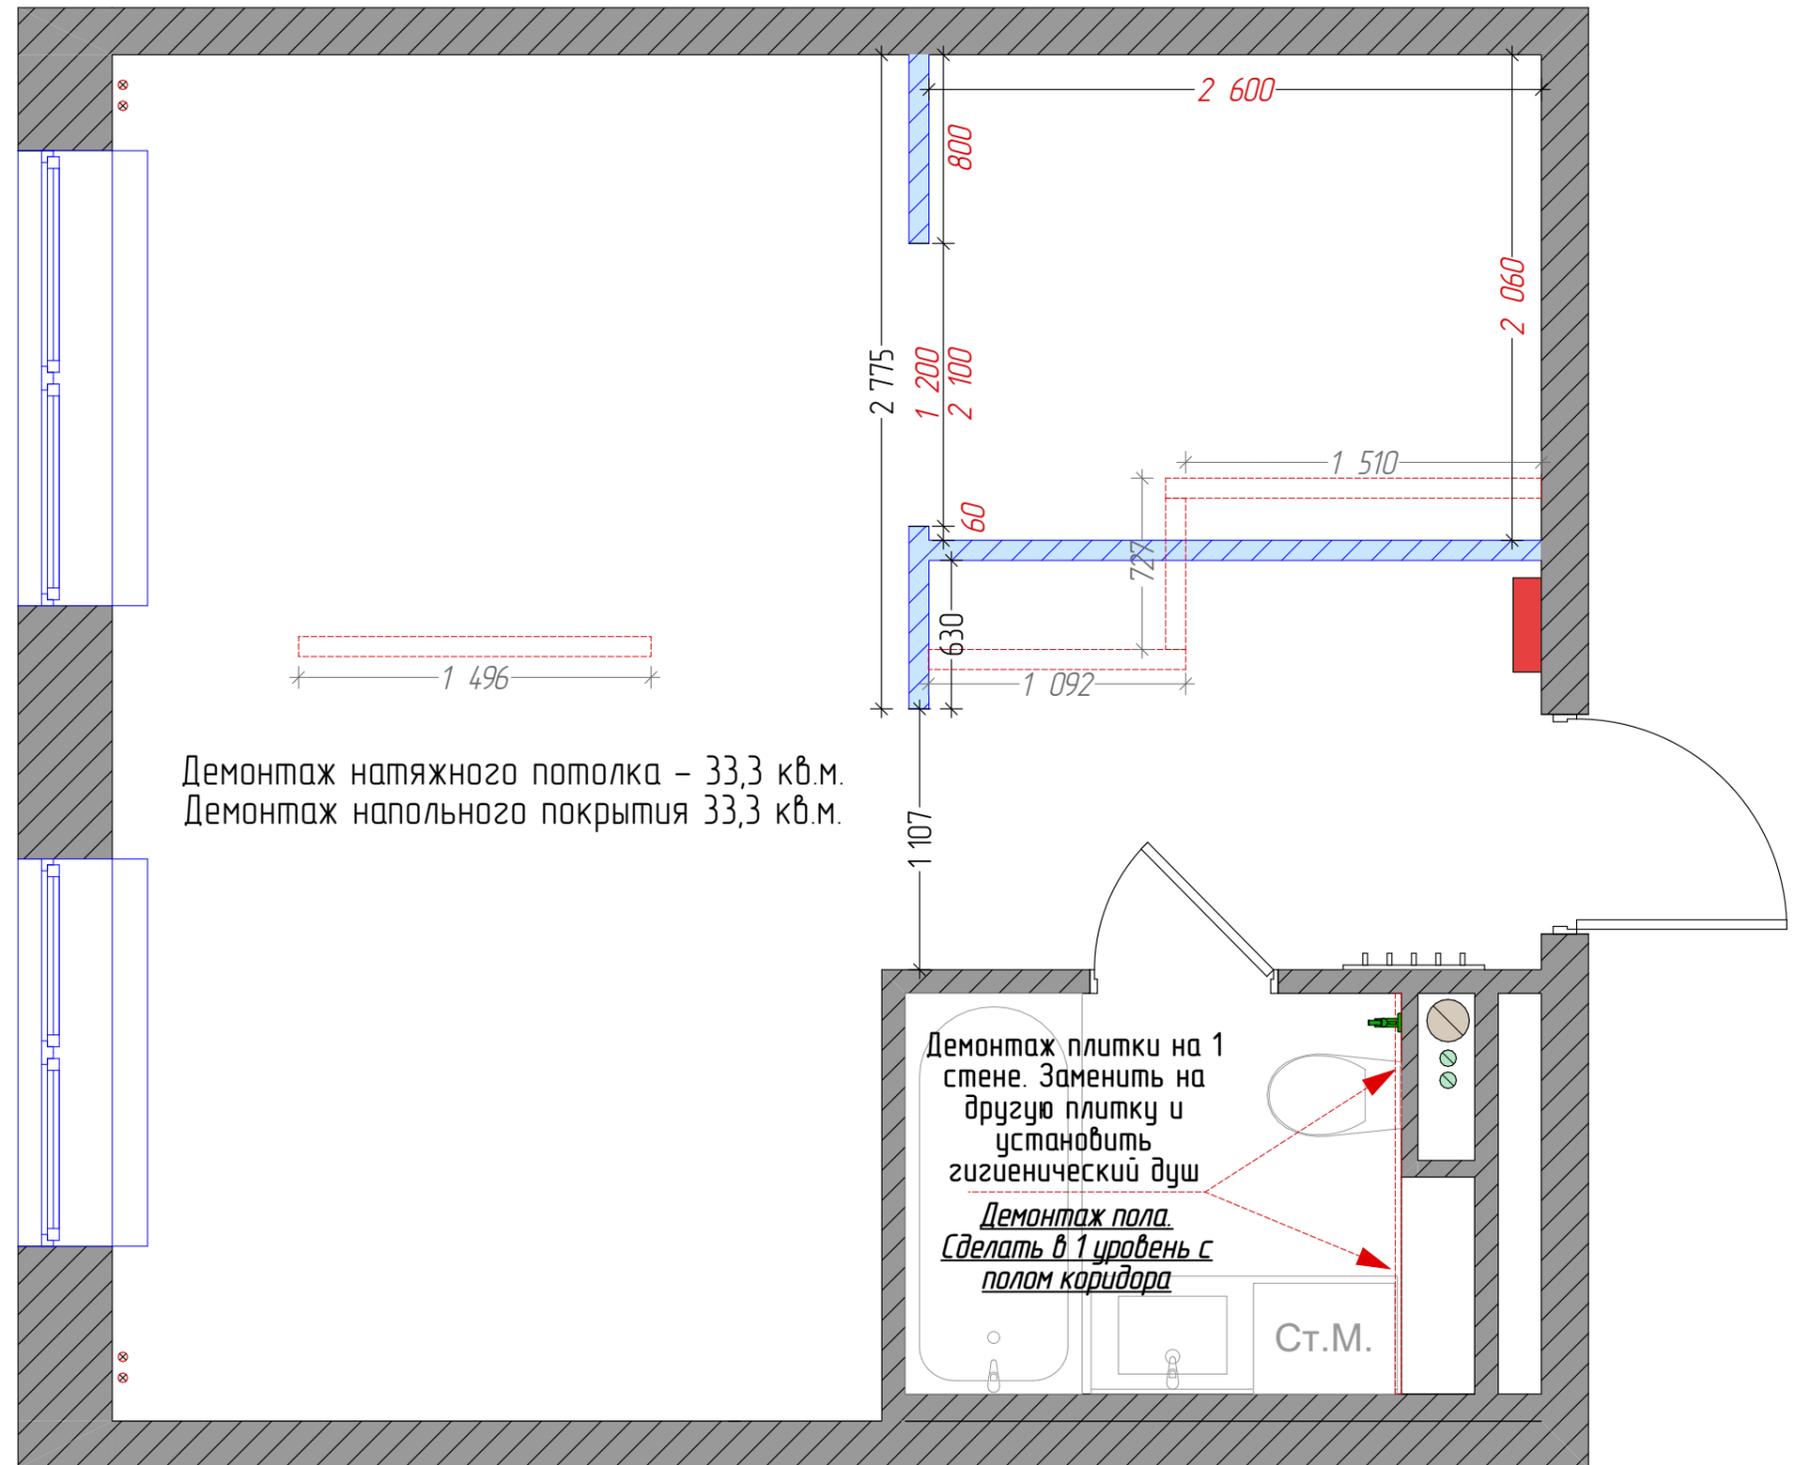

Предусмотреть обмазочную гидроизоляцию в санузле и в зоне кухни

Размер, указанный красным, соблюсти в чистовом размере

ПРИМЕЧАНИЕ:
- Все размеры уточняются по месту
- Все размеры указаны в миллиметрах, площадь в метрах
- За отметку нулевого уровня принят УЧП этажа
- Размеры короба под сантехнические выходы уточняются по месту

Заказчик	Анна
Дизайнер	Бельская Юлия 8-916-298-30-55



План монтажа

Адрес объекта:
Москва, улица Кольская,
дом 8 корпус 2

Стадия	Лист №	Листов
Дата	4	22
	Масштаб	Формат
	1:30	A3

Рекомендованный дизайн дверей



МОДЕЛЬ
ЦВЕТ
ПОД ПОКРАСКУ/
под микроцемент
ЦВЕТ ПРОФИЛЯ
НИКЕЛЬ МАТОВЫЙ



Ручка поворотная для
межкомнатной двери «WC-
BOLT BK6 UCS SN-3»
МатНикель



Ручка дверная VANTAGE
V01L AL
мат. хром


Длина 165
Ширина 115
Высота 55
Производитель VANTAGE
Цвет Хром матовый
Квадратное основание



Двустворчатая
межкомнатная дверь
Гланта

Условные обозначения

	Тип двери	Полотно	Проем*
Д1	Распашная. Металлическая	830x2000	932x2100
Д2	Распашная. Правая. Внутрь	700x2000	800x2070
Д3	Распашная. двойная. Наружу	1100x2000	1200x2070

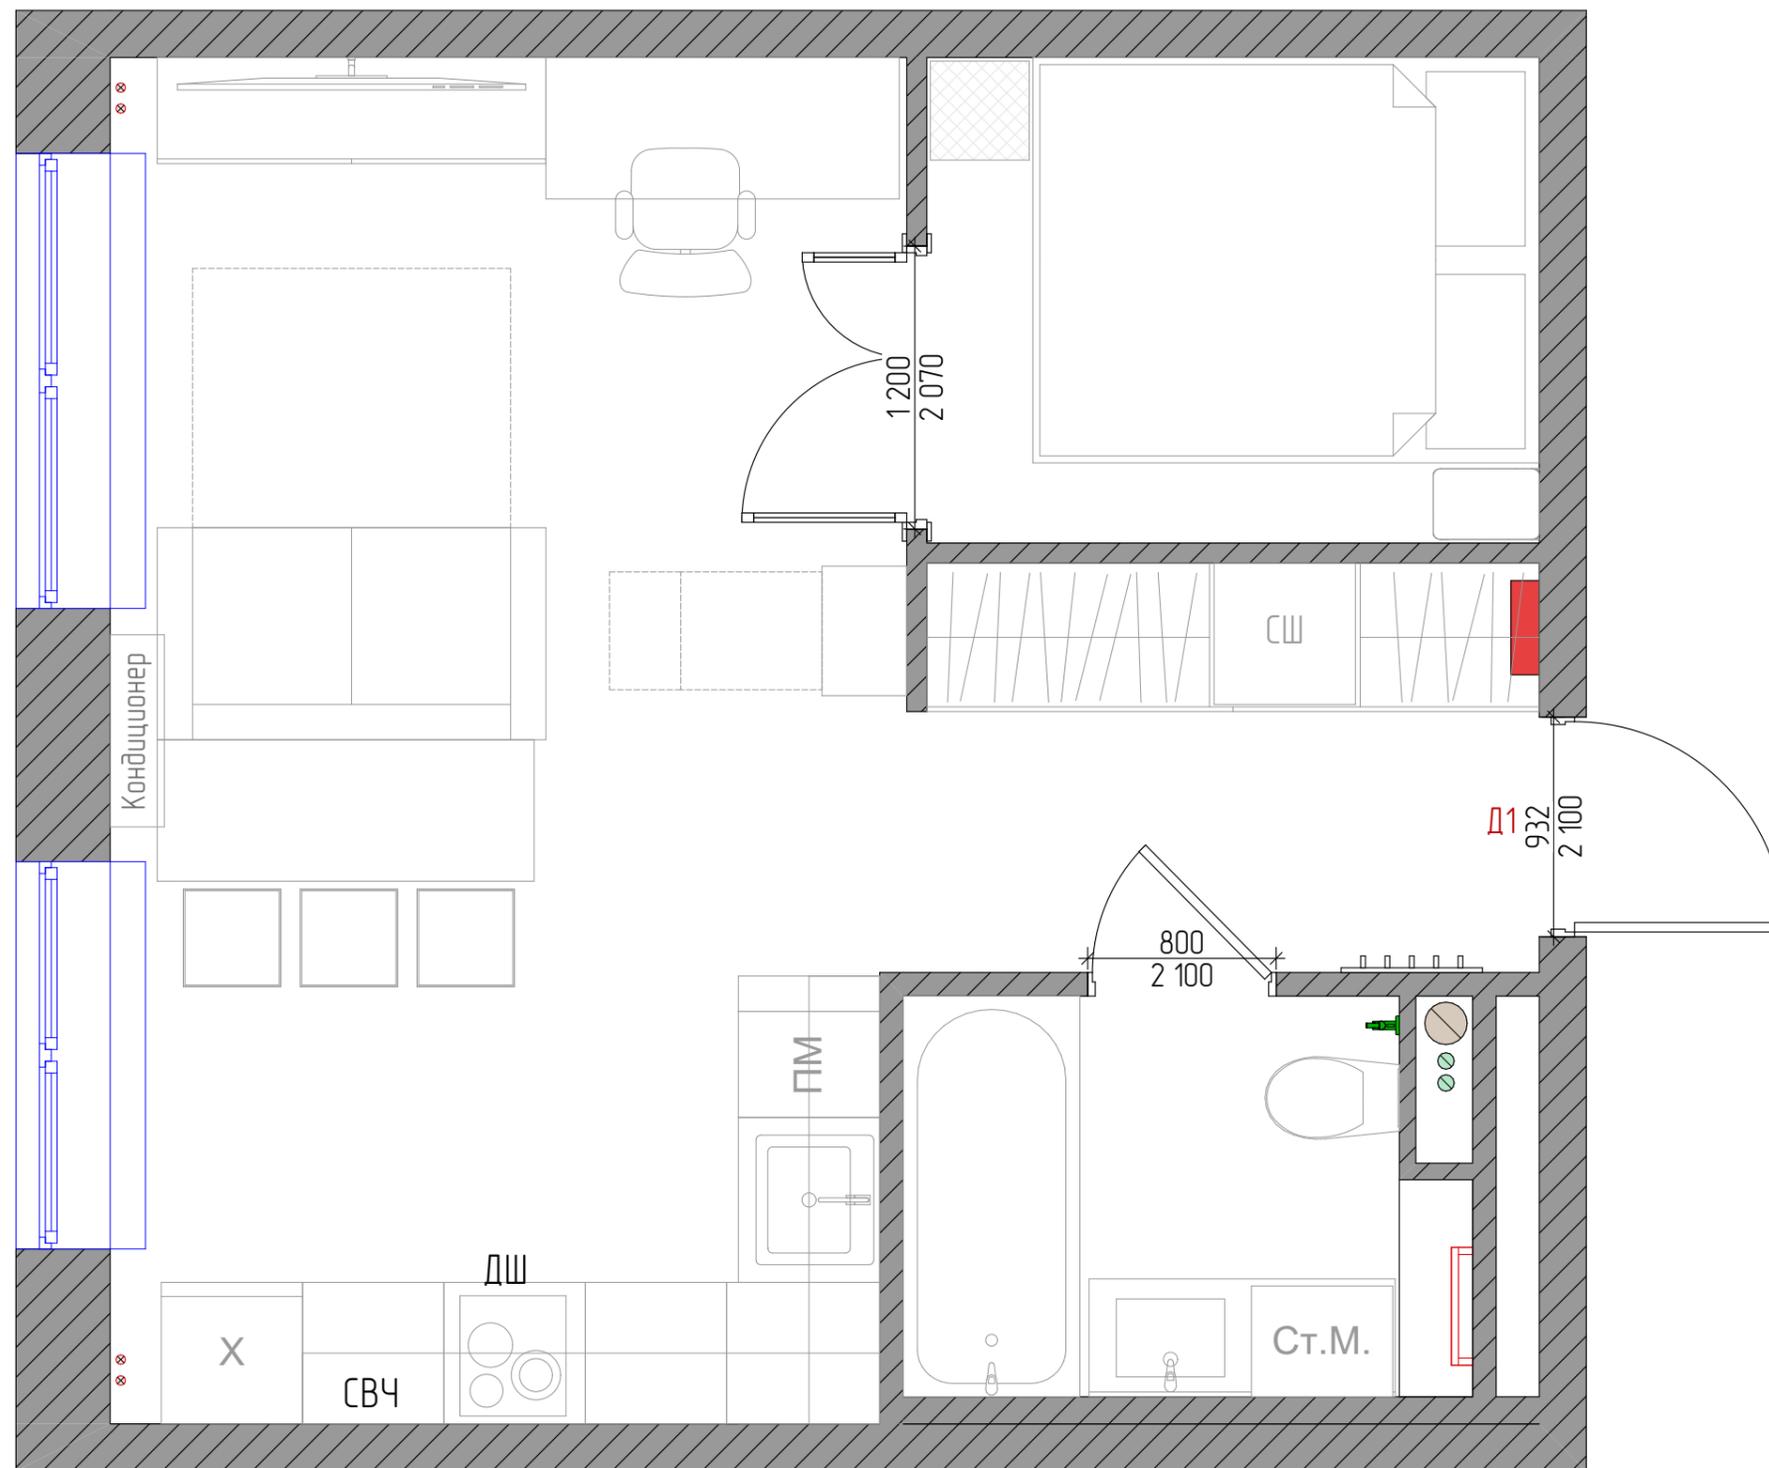

ПРИМЕЧАНИЕ:
- Все размеры уточняются по месту
- Все размеры указаны в миллиметрах, площадь в метрах
- За отметку нулевого уровня принят УЧП этажа
- Размеры короба под сантехнические выходы уточняются по месту

Заказчик	Анна
Дизайнер	Бельская Юлия 8-916-298-30-55



План дверей

Адрес объекта:

Москва, улица Кольская,
дом 8 корпус 2

Стадия	Лист №	Листов
Дата	Масштаб	Формат
	1:30	A3



Арт. 81930159 Система контроля протечки воды Neptun Base Light 1/2"

Условные обозначения		
	Розетка	38
	WiFi роутер. входная точка интернет кабеля	1
	Розетка влагозащищенная	5
	Принудительная вентиляция	1
	Выход провода	2
	Датчик протечки	3



ПРИМЕЧАНИЕ:

- Розетки без указанных привязок устанавливаются на расстоянии 150 мм от угла или дверного проема;
- Все розетки скрытого монтажа;
- Все розетки с неотмеченными высотами располагаются на высоте 250 мм от чистого пола;
- Точные привязки электропроводов для кухни см. на развертке кухни;
- Электропровод для эбонка и домофона привязать по месту;
- Выводы про роутер привязать по месту;
- Учесть высоту крепления кронштейна (высота крепления кронштейна должна быть с учетом заложения проводов);
- Предусмотреть датчик от протечек воды в стояке;
- Рассмотреть совместно с развертками ванной и кухни!

- ПРИМЕЧАНИЕ:**
- Все размеры уточняются по месту
 - Все размеры указаны в миллиметрах, площадь в метрах
 - За отметку нулевого уровня принят УЧП этажа
 - Размеры короба под сантехнические выводы уточняются по месту

Заказчик	Анна
Дизайнер	Бельская Юлия 8-916-298-30-55



План расположение розеток и слаботочных систем

Адрес объекта:

Москва, улица Кольская,
дом 8 корпус 2

Стадия	Лист №	Листов
Дата	Масштаб	Формат
	1:30	A3



Арт. 81930159 Система контроля протечки воды Neptun Base Light 1/2"



Условные обозначения

	Розетка	38
	WiFi роутер, входная точка интернет кабеля	1
	Розетка влагозащищенная	5
	Принудительная вентиляция	1
	Выход провода	2
	Датчик протечки	3

ПРИМЕЧАНИЕ:

- Розетки без указанных привязок устанавливаются на расстоянии 150 мм от угла или дверного проема;
- Все розетки скрытого монтажа;
- Все розетки с неотмеченными высотами располагаются на высоте 250 мм от чистого пола;
- Точные привязки электропроводов для кухни см. на развертке кухни;
- Электропровод для звонка и домофона привязать по месту;
- Выходы про роутер привязать по месту;
- Учесть высоту крепления кронштейна (высота крепления кронштейна должна быть с учетом заложения проводов);
- Предусмотреть датчик от протечек воды в стояке;
- Рассматривать совместно с развертками ванной и кухни!

ПРИМЕЧАНИЕ:

- Все размеры уточняются по месту
- Все размеры указаны в миллиметрах, площадь в метрах
- За отметку нулевого уровня принят УЧП этажа
- Размеры короба под сантехнические выводы уточняются по месту

Заказчик	Анна
Дизайнер	Бельская Юлия 8-916-298-30-55




План привязки розеток и слаботочных систем

Адрес объекта:

Москва, улица Кольская,
дом 8 корпус 2

Стадия	Лист №	Листов
Дата	Масштаб	Формат
	1:30	A3

Условные обозначения		
	Люстра (подвесная или потолочная)	2
	Подвесной светильник	3
	Бра или настенный светильник	1
	Встроенный одинарный светильник	11
	Диодная подсветка (настенная/медельная)	4,4 п.м.
	Вывод под подсветку зеркала. Трансформатор в мебели	2

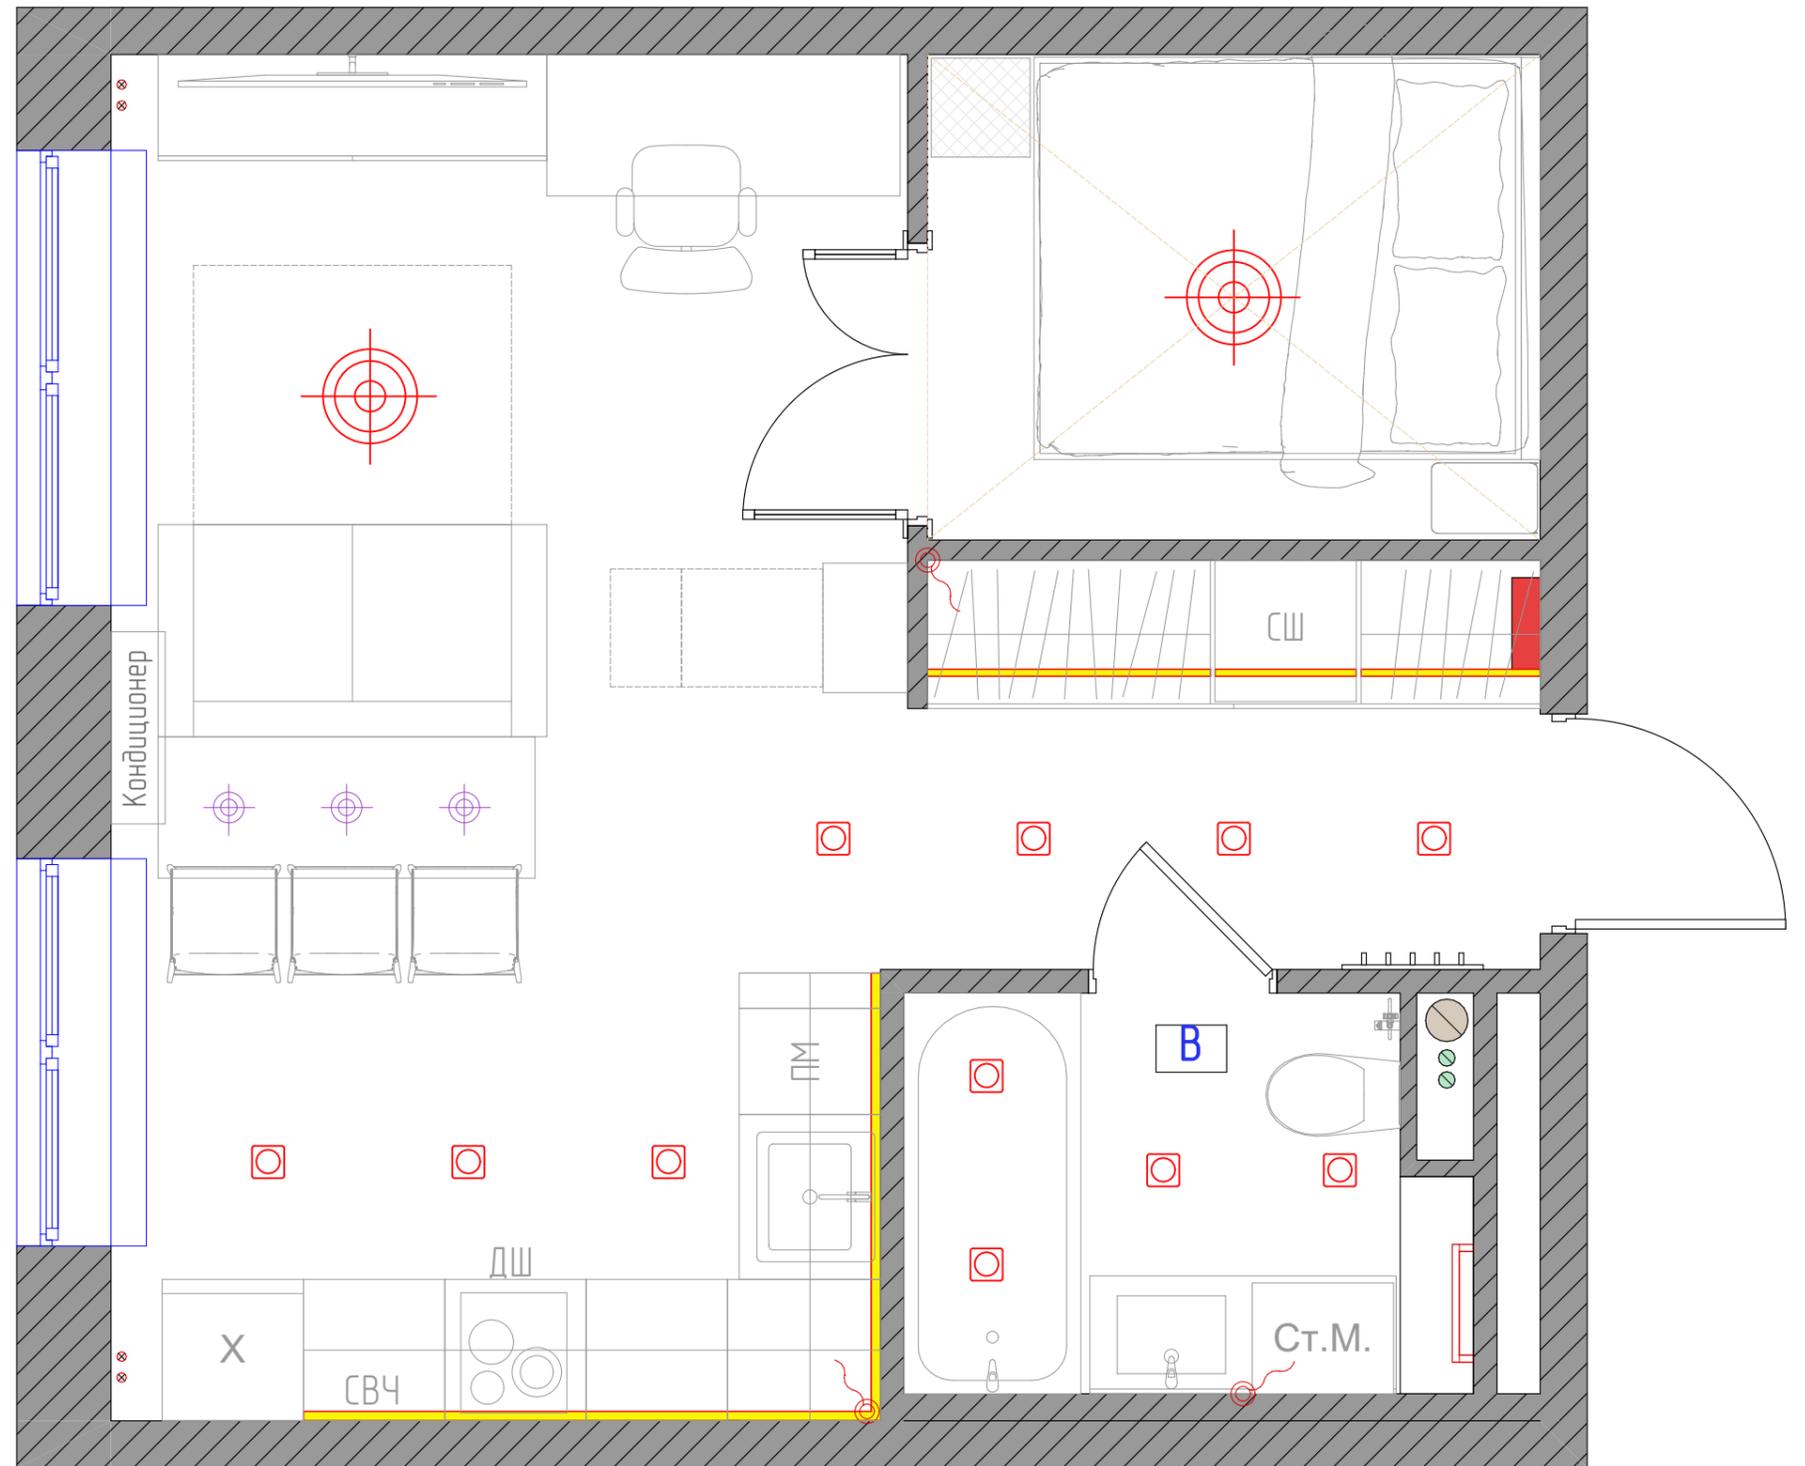

ПРИМЕЧАНИЕ:
 - Все размеры даны без учета отделки и уточняются по месту проведения ремонтных работ;
 - Все размеры указаны в миллиметрах, площадь в метрах;
 - Монтаж светильников осуществляется согласно тех. картам производителя;
 - Чертеж рассматривать совместно с планами потолка и выключателей;
 - Над рабочей зоной в кухне монтируется светодиодная лента;
 - Рассматривать совместно с развертками ванной и кухни!
 - Предусмотреть скрытый доступ к трансформаторам для диодного освещения.

ПРИМЕЧАНИЕ:
 - Все размеры уточняются по месту
 - Все размеры указаны в миллиметрах, площадь в метрах
 - За отметку нулевого уровня принят УЧП этажа
 - Размеры короба под сантехнические выводы уточняются по месту

Заказчик	Анна
Дизайнер	Бельская Юлия 8-916-298-30-55




План освещения

Адрес объекта:
 Москва, улица Кольская,
 дом 8 корпус 2

Стадия	Лист №	Листов
Дата	Масштаб	Формат
	1:30	A3

Условные обозначения		
	Люстра (подвесная или потолочная)	2
	Подвесной светильник	3
	Бра или настенный светильник	1
	Встроенный одинарный светильник	11
	Диодная подсветка (настенная/мебельная)	4,4 п.м.
	Вывод под подсветку зеркала. Трансформатор в мебели	2

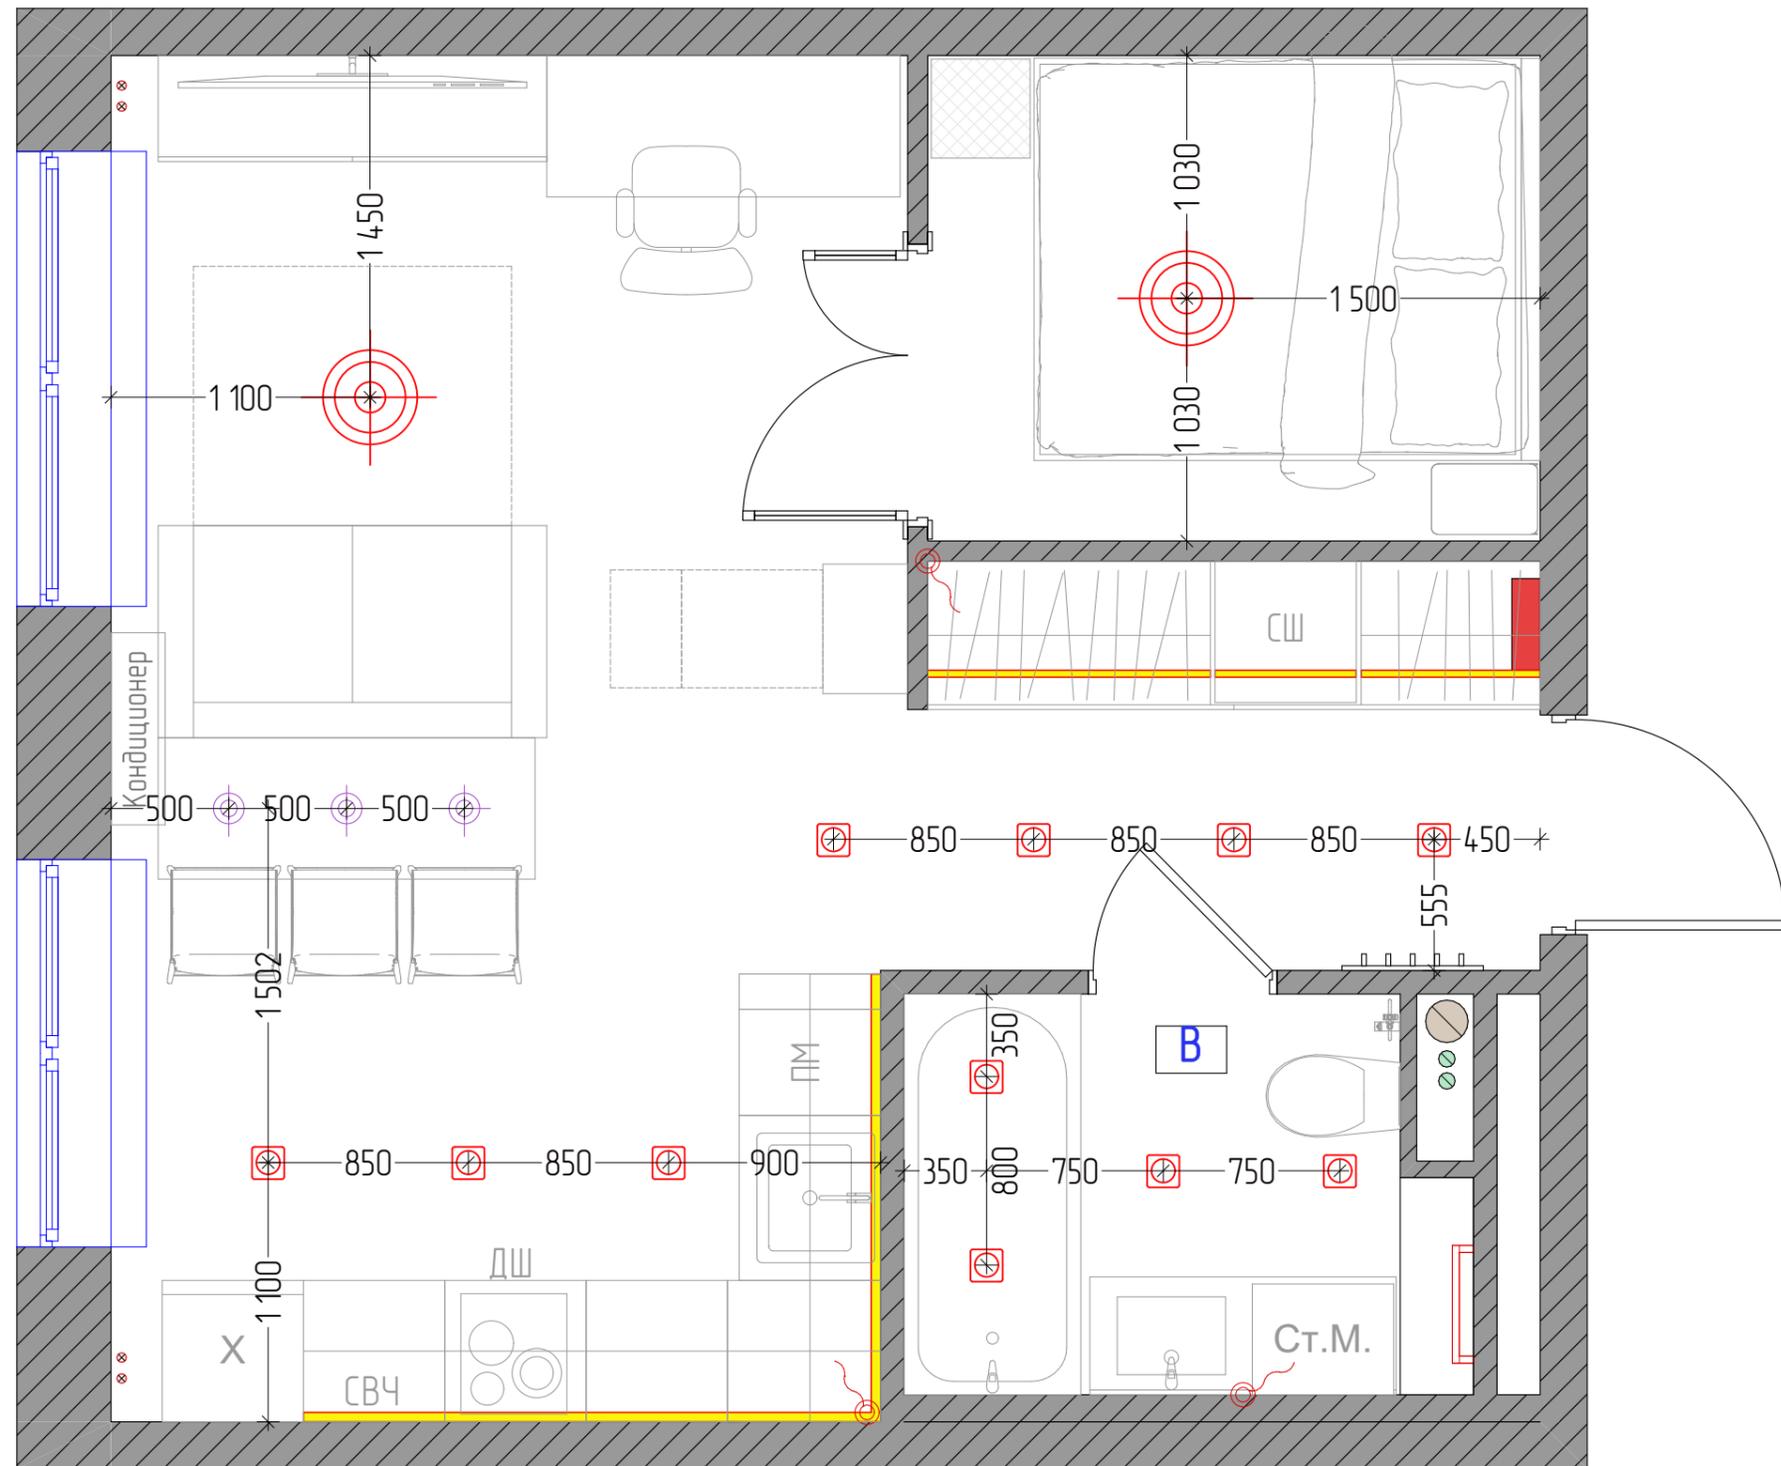

- ПРИМЕЧАНИЕ:**
- Все размеры даны без учета отделки и уточняются по месту проведения ремонтных работ;
 - Монтаж светильников осуществляется согласно тех. картам производителя;
 - Чертеж рассматривать совместно с планами потолка и выключателей;
 - Над рабочей зоной в кухне монтируется светодиодная лента;
 - Рассматривать совместно с развертками ванной и кухни!
 - Предусмотреть скрытый доступ к трансформаторам для диодного освещения.

- ПРИМЕЧАНИЕ:**
- Все размеры уточняются по месту
 - Все размеры указаны в миллиметрах, площадь в метрах
 - За отметку нулевого уровня принят УЧП этажа
 - Размеры короба под сантехнические выводы уточняются по месту

Заказчик	Анна
Дизайнер	Бельская Юлия 8-916-298-30-55




План привязки светильников

Адрес объекта:
Москва, улица Кольская,
дом 8 корпус 2

Стадия	Лист №	Листов
Дата	Масштаб	Формат
	1:30	A3

Условные обозначения		
	Люстра (подвесная или потолочная)	2
	Подвесной светильник	3
	Бра или настенный светильник	1
	Встроенный одинарный светильник	11
	Диодная подсветка (настенная/мебельная)	4,4 п.м.
	Вывод под подсветку зеркала Трансформатор в мебели	2
	Выключатель одноклавишный	4
	Выключатель двухклавишный	1
	Выключатель одноклавишный проходной	4

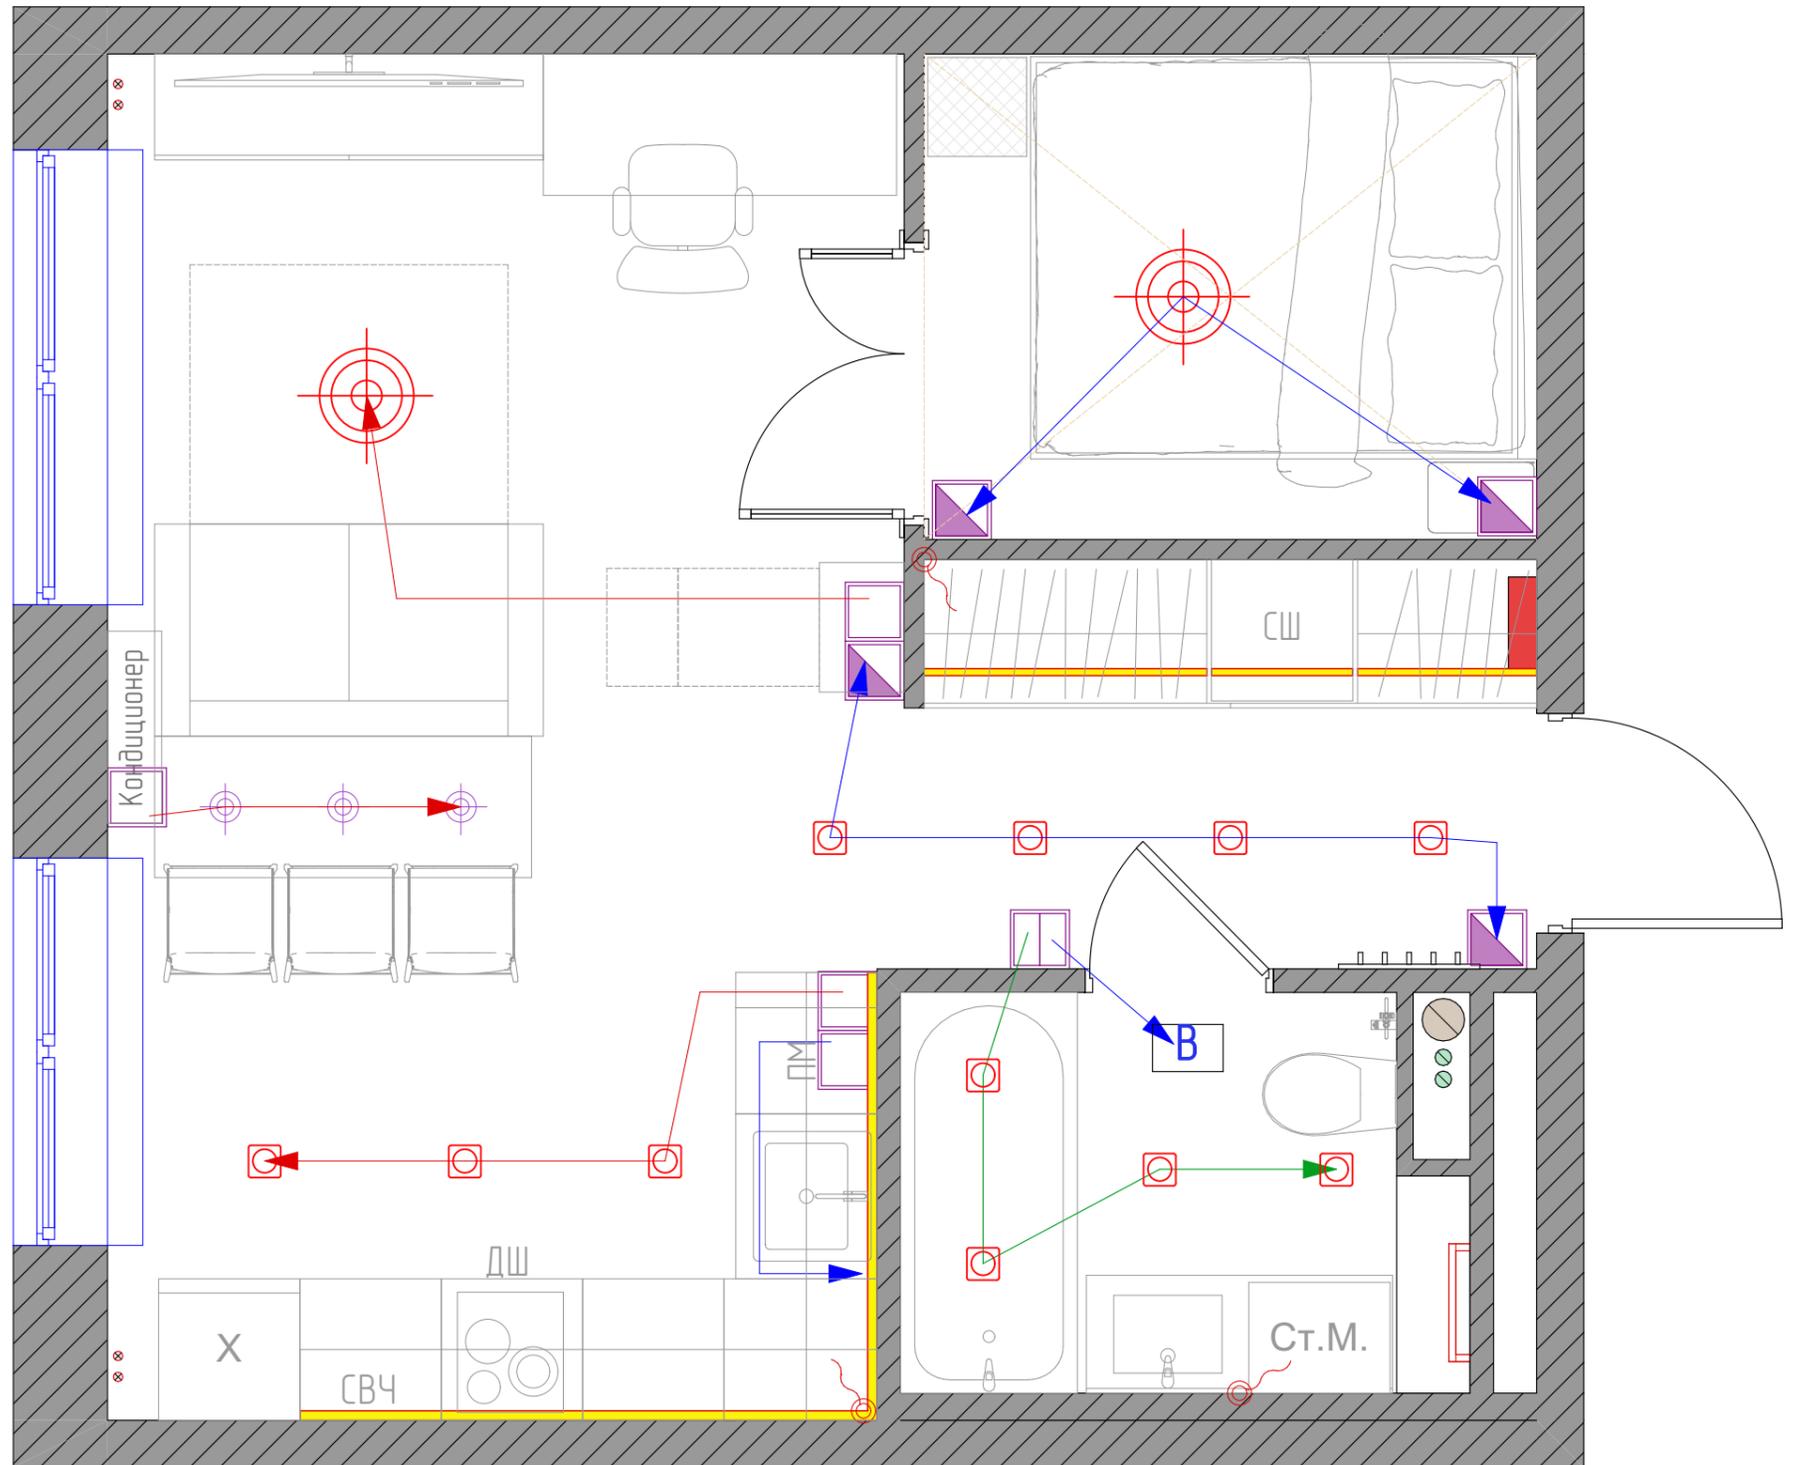

ПРИМЕЧАНИЕ:
 - Монтаж светильников осуществляется согласно тех. картам производителя;
 - Чертеж рассматривать совместно с планами потолка и выключателей;
 - Над рабочей зоной в кухне монтируется светодиодная лента;
 - Рассматривать совместно с разбертками ванной и кухни!
 - Предусмотреть скрытый доступ к трансформаторам для диодного освещения.

ПРИМЕЧАНИЕ:
 - Все размеры уточняются по месту
 - Все размеры указаны в миллиметрах, площадь в метрах
 - За отметку нулевого уровня принят УЧП этажа
 - Размеры короба под сантехнические выходы уточняются по месту

Заказчик	Анна
Дизайнер	Бельская Юлия 8-916-298-30-55



План выключателей

Адрес объекта:
 Москва, улица Кольская,
 дом 8 корпус 2

Стадия	Лист №	Листов
Дата	Масштаб	Формат
	1:30	A3



Все подключения, которые не отмечены на плане – сохранить на существующем месте и по высоте.

Необходима только установка сантехнического оборудования

Сантехнический блок с фильтрами тонкой очистки


Подвод горячей и холодной воды к гигиеническому душу Н – 700 мм от чистого пола

Подвод холодной и горячей воды к мойке Н-550-650 мм от уровня чистого пола
Канализация у умывальника 500-550 мм

Подвод холодной воды к ПМ отдельный подвод
Отвод воды к посудомоечной машине – гибкой подводкой

Подвод холодной воды к стиральной машине гибкой подводкой

Условные обозначения	
	Подвод холодной воды
	Подвод горячей воды
	Канализационная трасса

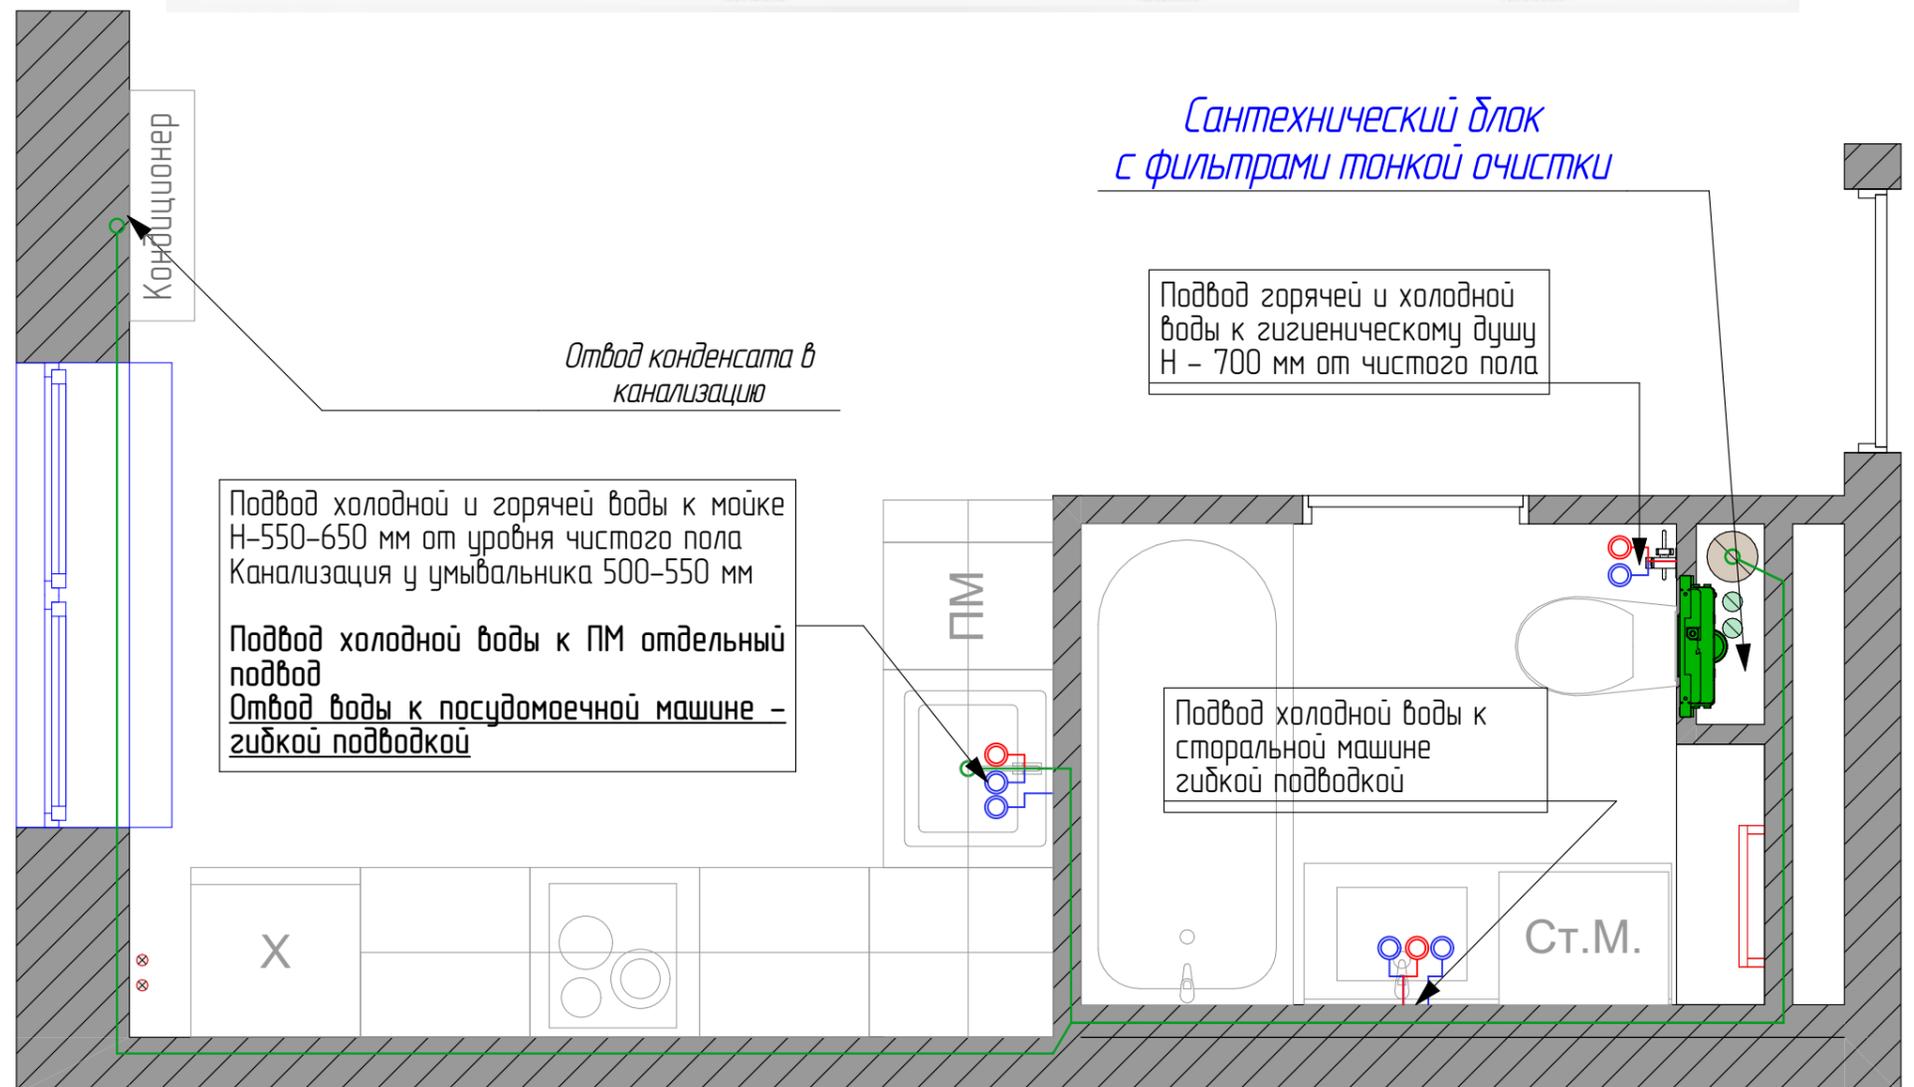

Привязку высоты с размерами уточнить по техническим картам оборудования
Предусмотреть датчики протечек в установке, под раковиной на кухне

ПРИМЕЧАНИЕ:
- Все размеры уточняются по месту
- Все размеры указаны в миллиметрах, площадь в метрах
- За отметку нулевого уровня принят УЧП этажа
- Размеры короба под сантехнические выводы уточняются по месту


Заказчик	Анна
Дизайнер	Бельская Юлия 8-916-298-30-55




План сантехнических выводов

Адрес объекта:
Москва, улица Кольская,
дом 8 корпус 2

Стадия	Лист №	Листов
Дата	Масштаб	Формат
	1:30	A3

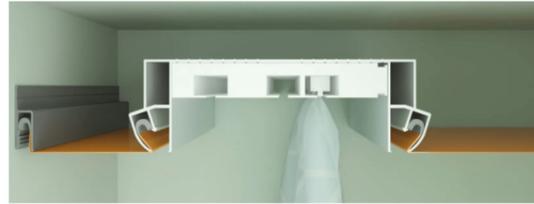

Профиль ПК-14 для натяжных потолков под шторой

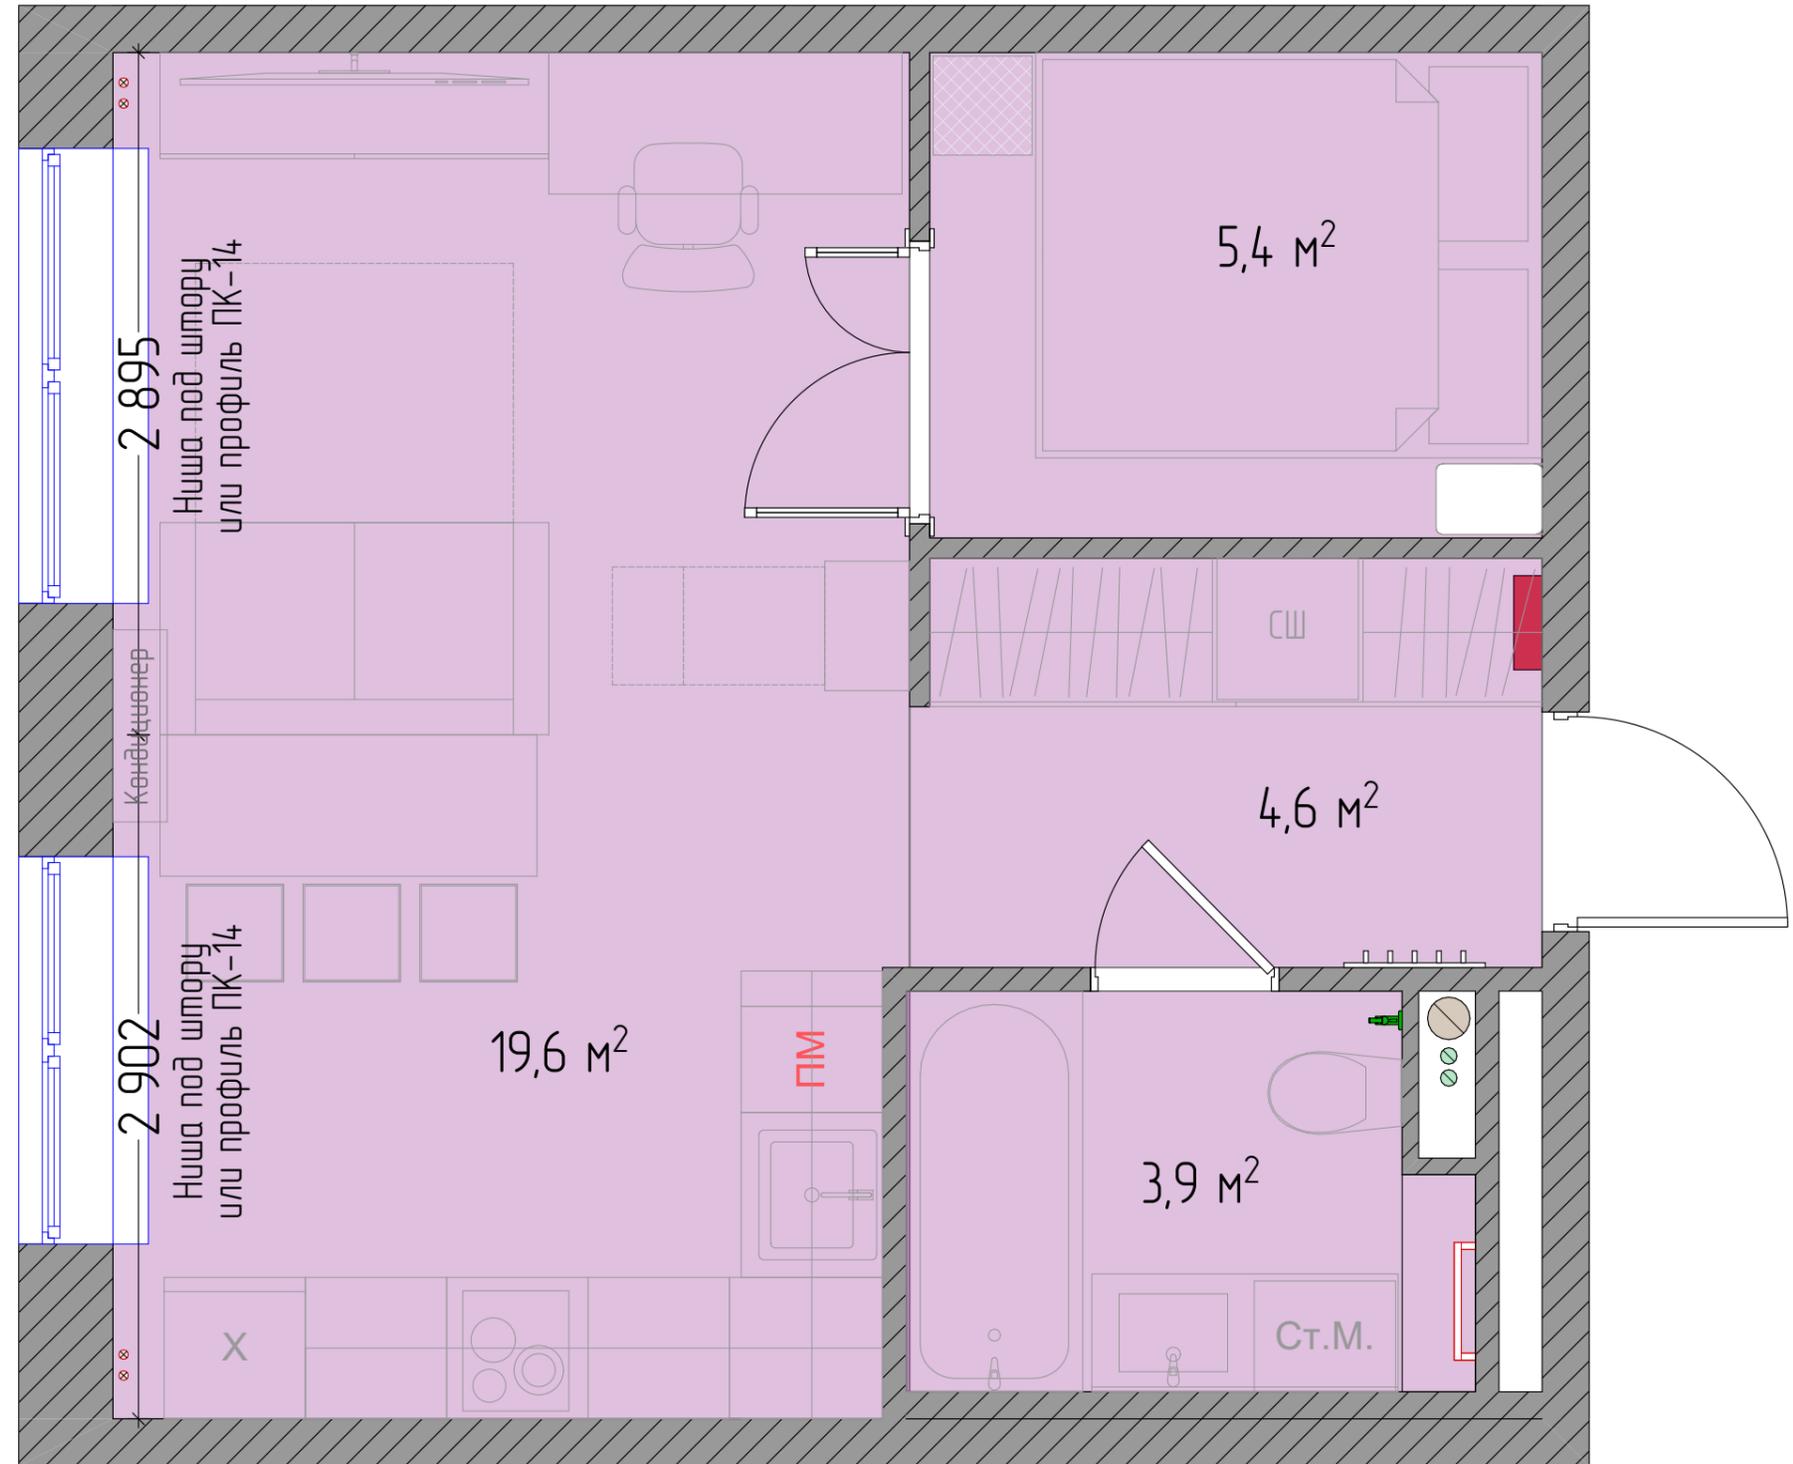

Условные обозначения

	Потолок <u>белый матовый</u>
--	------------------------------

ПРИМЕЧАНИЕ:
 - Все размеры уточняются по месту
 - Все размеры указаны в миллиметрах, площадь в метрах
 - За отметку нулевого уровня принят УЧП этажа
 - Размеры короба под сантехнические выходы уточняются по месту

Заказчик	Анна
Дизайнер	Бельская Юлия 8-916-298-30-55




План потолка

Адрес объекта:
 Москва, улица Кольская,
 дом 8 корпус 2


Стадия	Лист №	Листов
Дата	Масштаб	Формат
	1:30	A3

Начало раскладки

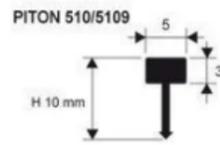

Разделительная вставка из алюминия натурального 5 мм высота 10 мм длина 2.7 метра. PITAN 510. PROJINT

Условные обозначения		
	Ламинат или Кварцвинил	14,9 кв.м.
	Керамогранит	14,7 кв.м.
	Плинтус	21,3 п.м.
	Стыковочный профиль	3,4 п.м.

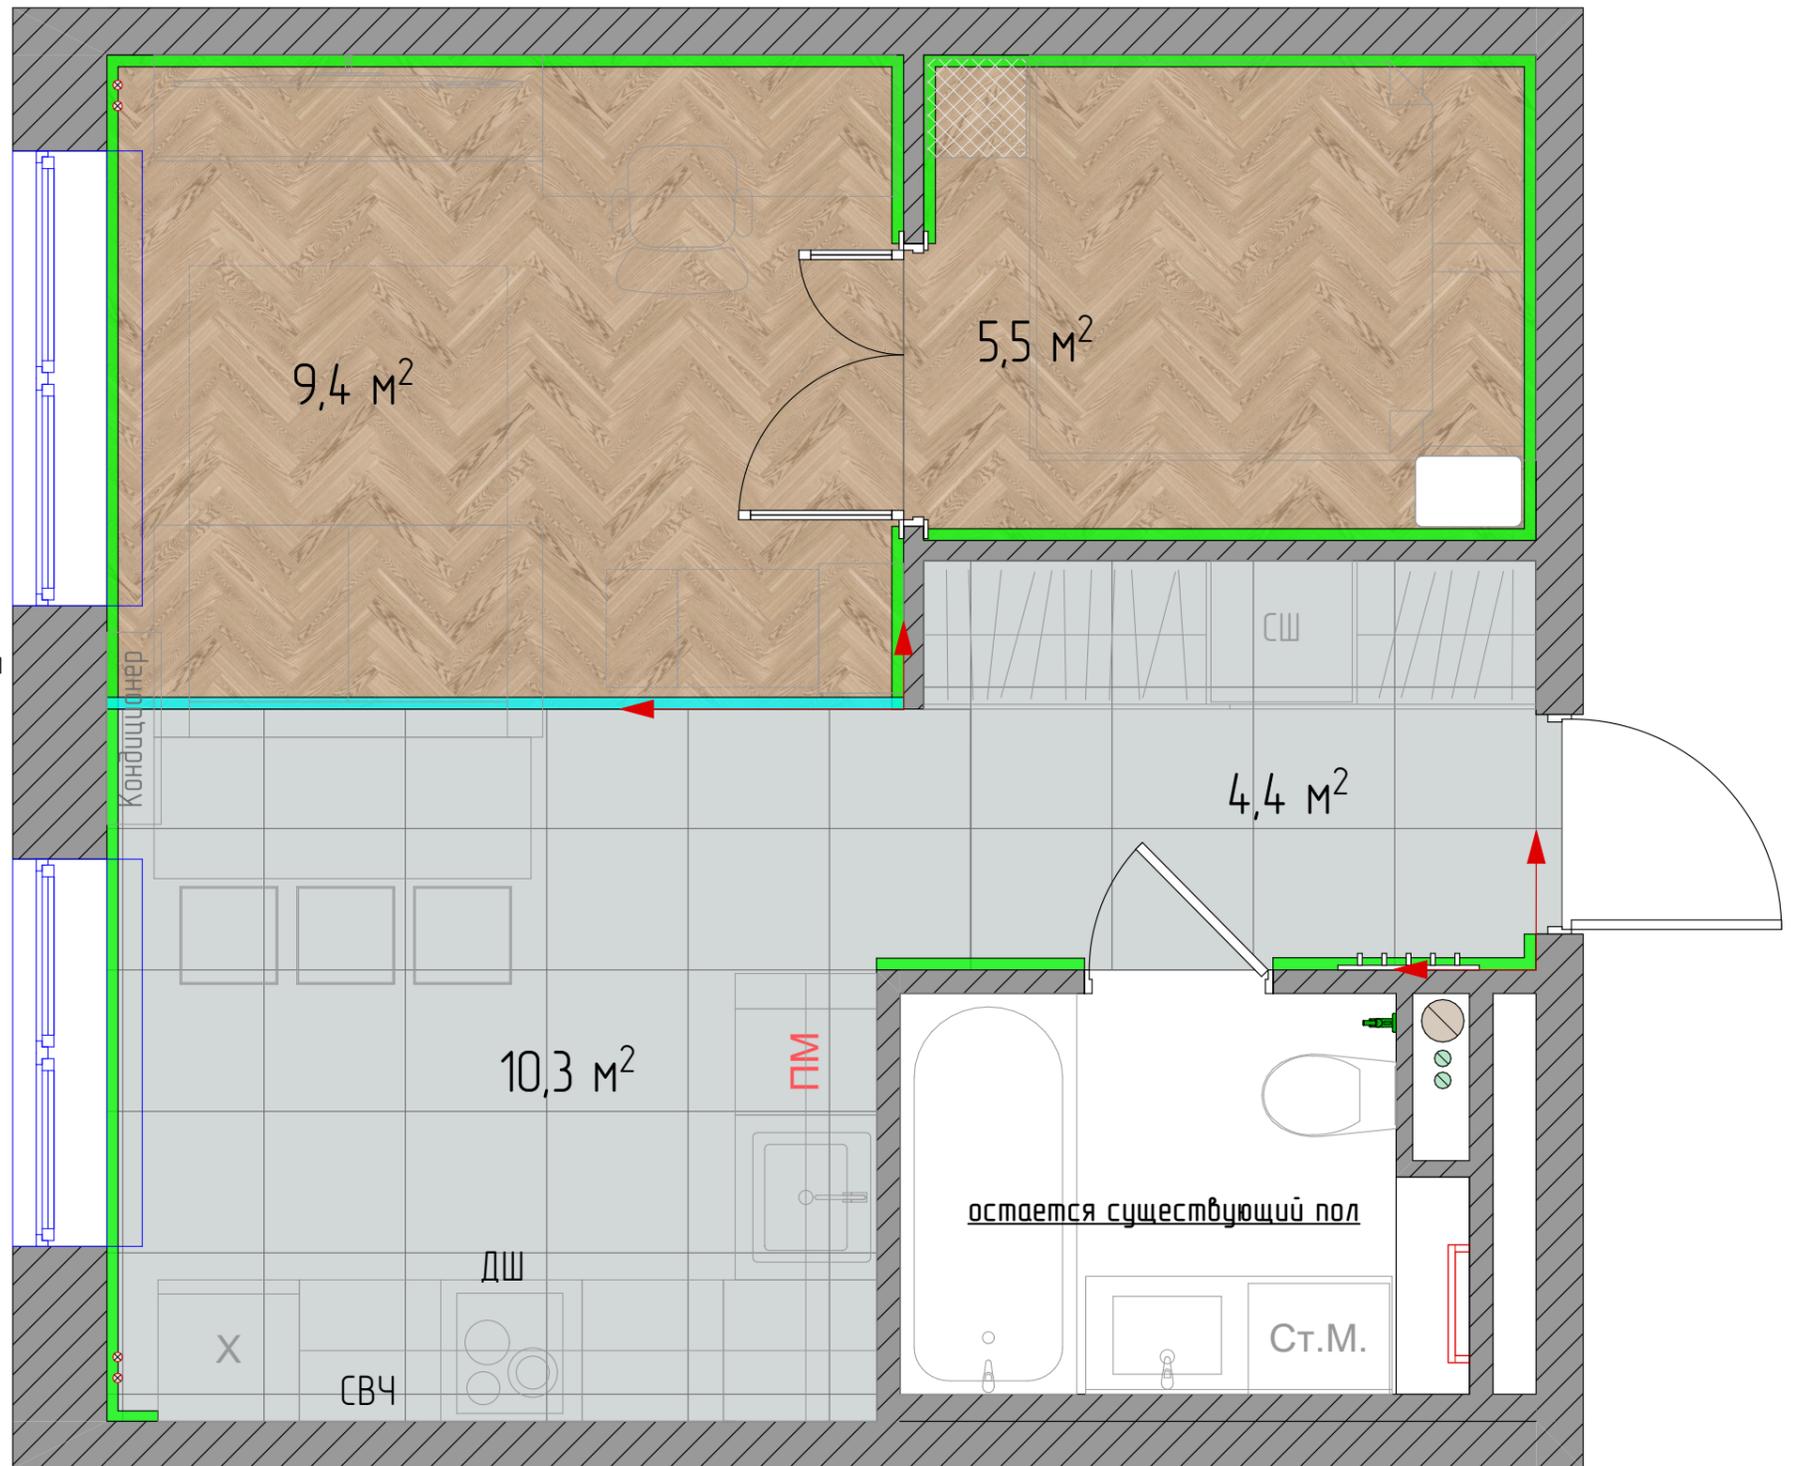

При закупке материала учесть подрез 10 % при прямой раскладке

ПРИМЕЧАНИЕ:
 - Все размеры уточняются по месту
 - Все размеры указаны в миллиметрах, площадь в метрах
 - За отметку нулевого уровня принят ЧП этажа
 - Размеры короба под сантехнические выходы уточняются по месту


Заказчик	Анна
Дизайнер	Бельская Юлия 8-916-298-30-55



План напольных покрытий

Адрес объекта:
 Москва, улица Кольская,
 дом 8 корпус 2

Стадия	Лист №	Листов
Дата	13	22
	Масштаб	Формат
	1:30	A3

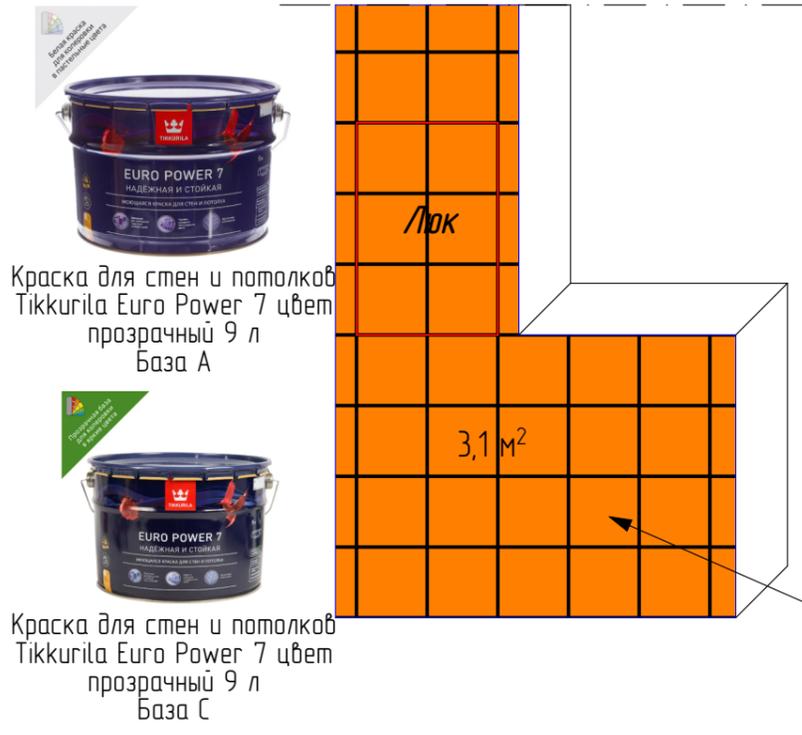

Краска для стен и потолков
Tikkurila Euro Power 7 цвет
прозрачный 9 л
База А

Краска для стен и потолков
Tikkurila Euro Power 7 цвет
прозрачный 9 л
База С



Арт. 85560881
Обои под покраску
флизелиновые
Inspire Краска
белые 1.06x10 м



ИЛИ Elysium Обои Флизелиновые Обои
ВИНИЛОВЫЕ на ФЛИЗЕЛИНЕ,
МАТОВЫЕ, АНТИВАНДАЛЬНЫЕ

ВИНИЛ ГОРЯЧЕГО ТИСНЕНИЯ
ФЛИЗЕЛИНОВАЯ ОСНОВА 1.06*10м


АНТИВАНДАЛЬНЫЕ
устойчивы к царапанию и
выгоранию; моющиеся

ЛЕГКО
КЛЕИТЬ
без подбора по рисунку,
легко разглаживаются,
не заметны швы

МОЖНО КРАСИТЬ
ПЕРЕКРАШИВАТЬ

ЭФФЕКТ ОКРАШЕННЫХ СТЕН
МАТОВЫЕ

Условные обозначения		
	Обои под покраску	71,7 кв.м.
	Плитка/керамогранит	5,7 кв.м.

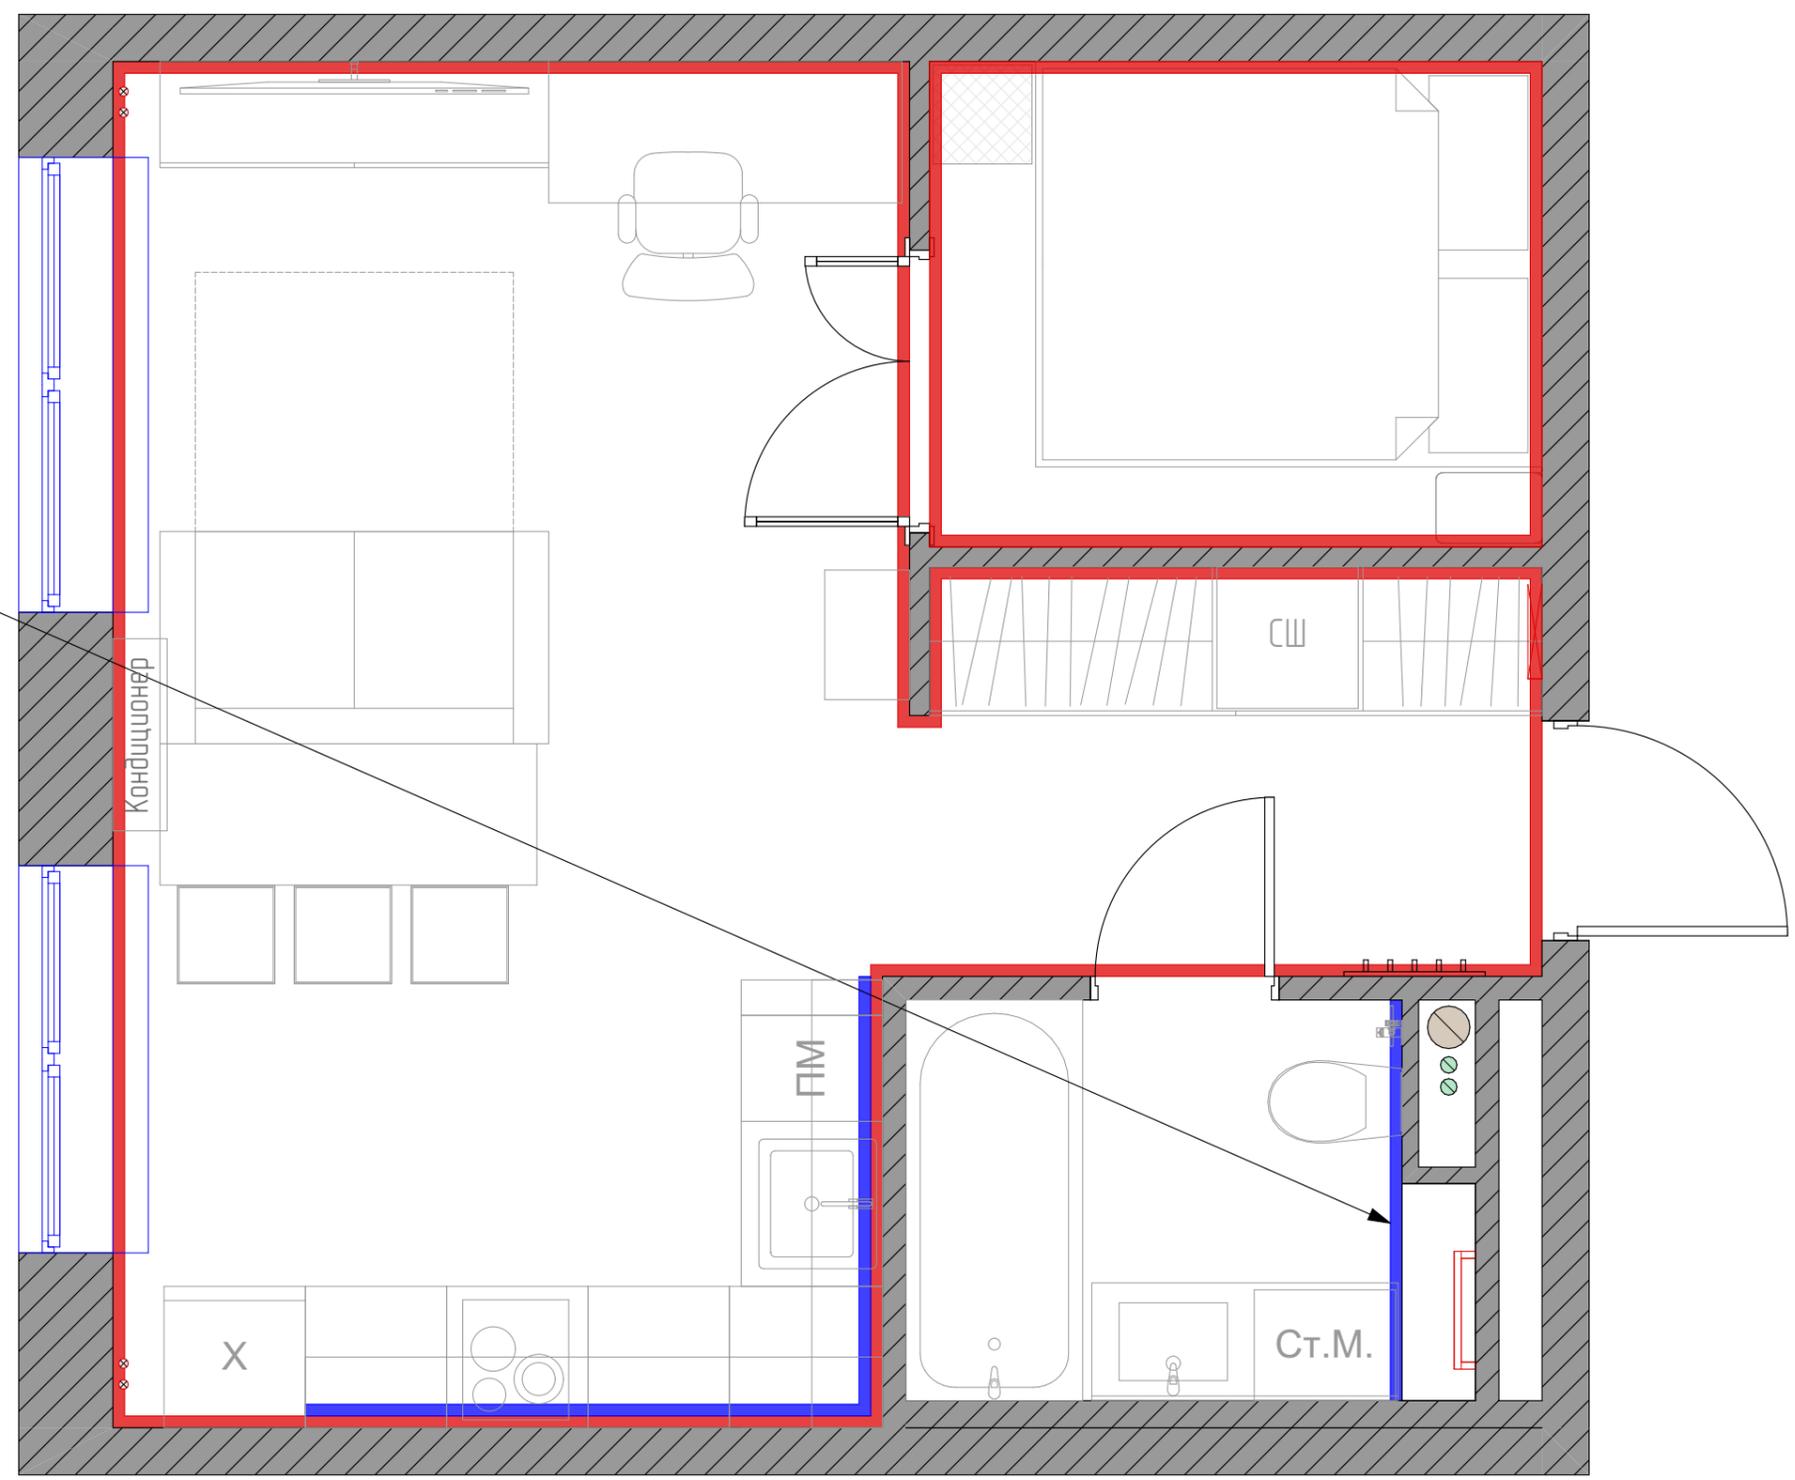

ПРИМЕЧАНИЕ:
- Все размеры уточняются по месту
- Все размеры указаны в миллиметрах, площадь в метрах
- За отметку нулевого уровня принят УЧП этажа
- Размеры короба под сантехнические выходы уточняются по месту

Заказчик	Анна
Дизайнер	Бельская Юлия 8-916-298-30-55



План отделки помещения

Адрес объекта:
Москва, улица Кольская,
дом 8 корпус 2

Стадия	Лист №	Листов
Дата	Масштаб	Формат
	1:30	A3

№ п/п	Помещение	S окна	S двери	Периметр	S потолок	S пола	S стен	Вид отделки стен				Вид отделки пола	
								Плитка / Керамогранит м ³	Обои	Краска, м ²	Краска (литры)	Ламинат	Керамогранит
1	Прихожая-коридор	0,0	3,4	7,9	4,6	4,4	17,0			17,0	6,0		4,4
2	Спальня	0,0	2,5	9,3	5,4	5,5	21,7			21,7	7,6	5,5	
4	Кухня	3,0	0,0	8,2	19,6	19,7	35,6	2,6		33,0	11,5	9,4	10,3
5	Гостиная	3,5	2,5	8,9									
6	Совмещенный СУ	0,0	1,4	7,6	3,9	3,9	18,3	3,1					
					ИТОГО			5,7		71,7	25,1	14,9	14,7

ПРИМЕЧАНИЕ:
- Все размеры уточняются по месту
- Все размеры указаны в миллиметрах, площадь в метрах
- За отметку нулевого уровня принят УЧП этажа
- Размеры короба под сантехнические выходы уточняются по месту


Заказчик	Анна
Дизайнер	Бельская Юлия 8-916-298-30-55




Ведомость отделочных
материалов

Адрес объекта:
Москва, улица Кольская,
дом 8 корпус 2

Стадия	Лист №	Листов
Дата	Масштаб	Формат
	1:30	A3

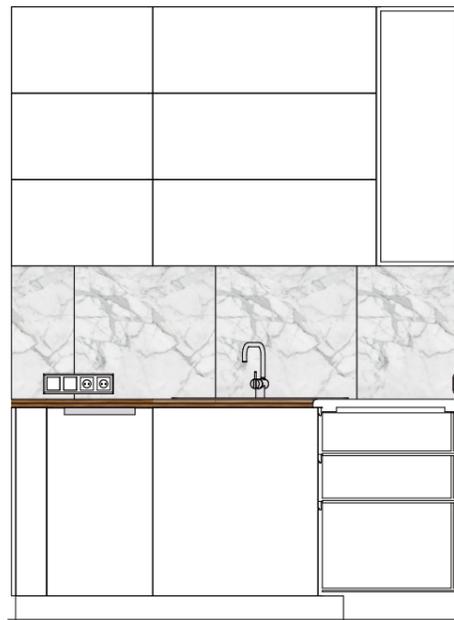



Кухня-гостиная 03 (1)
1:30

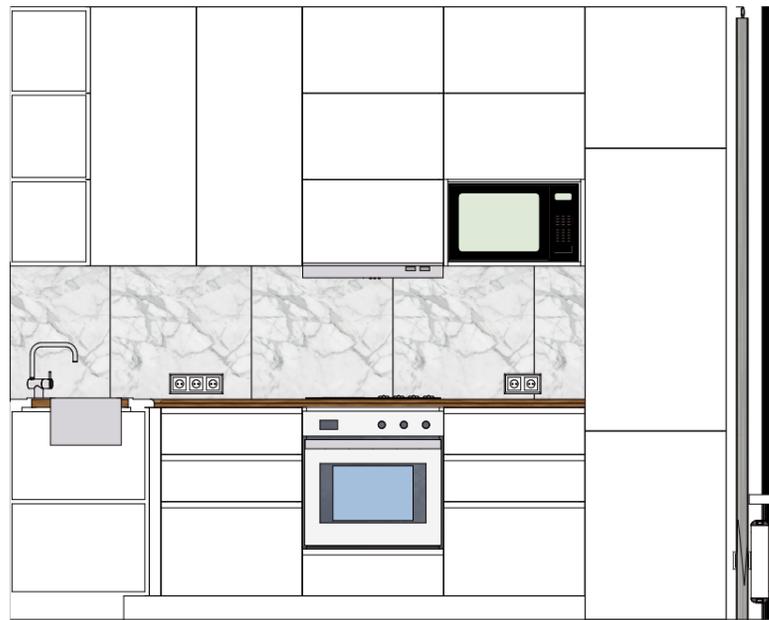


Кухня-гостиная 02 (1)
1:30



Кухня-гостиная 01 (1)
1:30

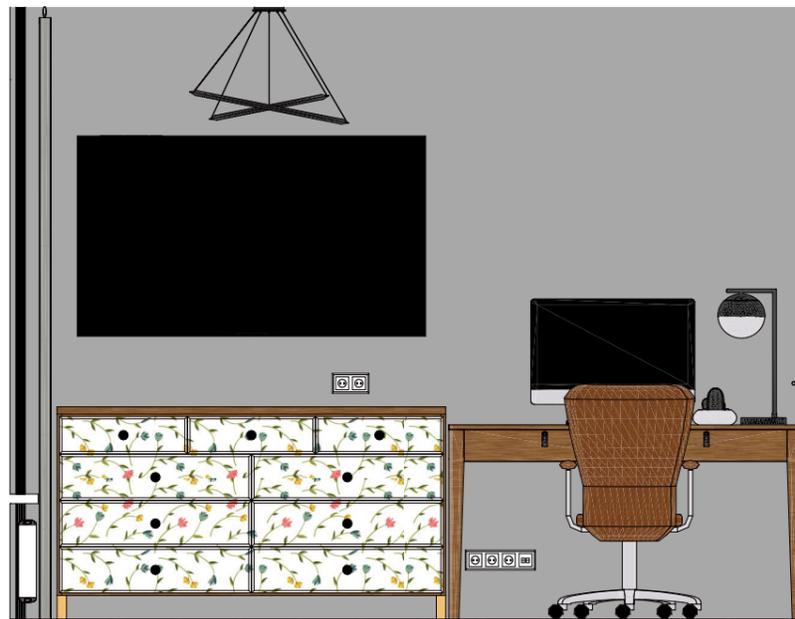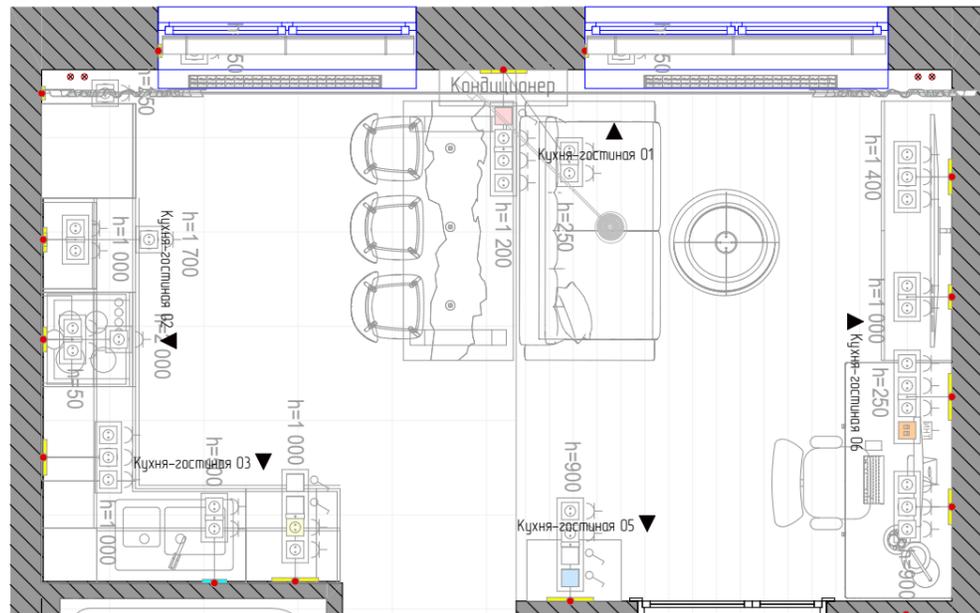

Кухня-гостиная 06 (1)
1:30

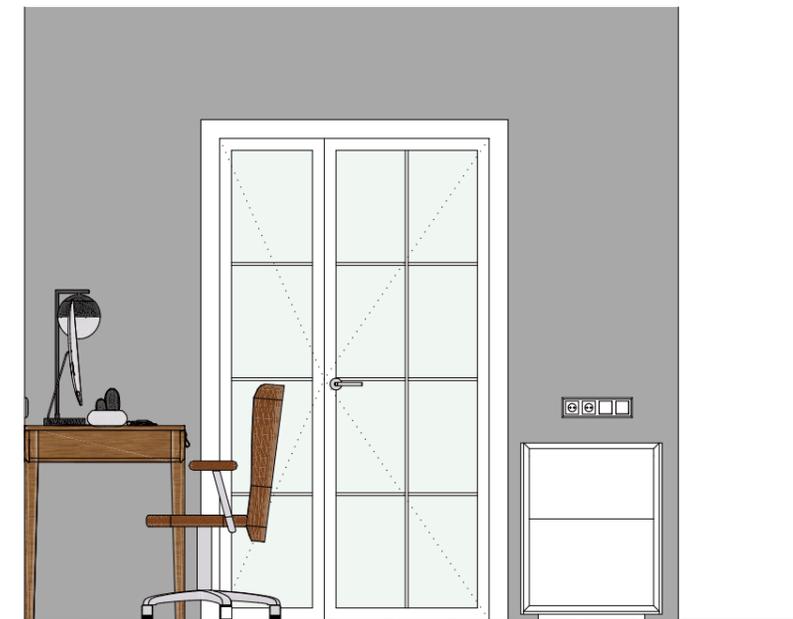

Кухня-гостиная 05 (1)
1:30

ПРИМЕЧАНИЕ:
- Все размеры уточняются по месту
- Все размеры указаны в миллиметрах, площадь в метрах
- За отметку нулевого уровня принят УЧП этажа
- Размеры кароба под сантехнические выходы уточняются по месту



Заказчик	Анна
Дизайнер	Бельская Юлия 8-916-298-30-55




Развертка стен кухни-гостиной

Адрес объекта:
Москва, улица Кольская,
дом 8 корпус 2


Стадия	Лист №	Листов
Дата	Масштаб	Формат
	1:30	A3

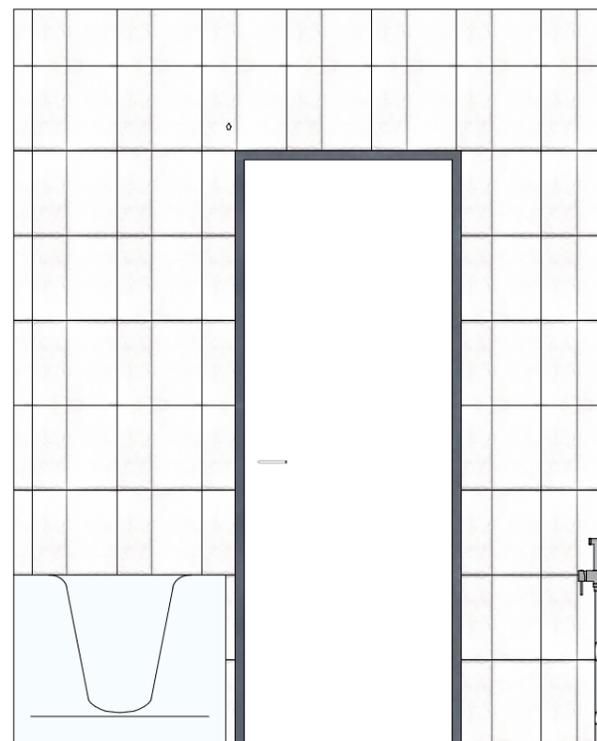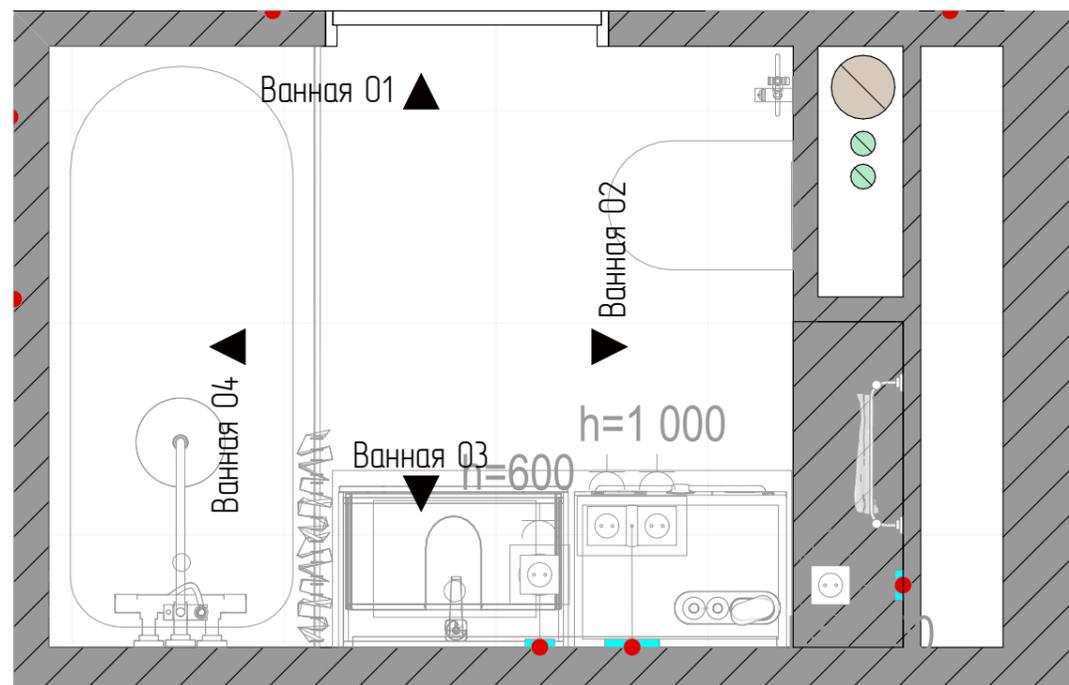


Ванная	01
1:25	

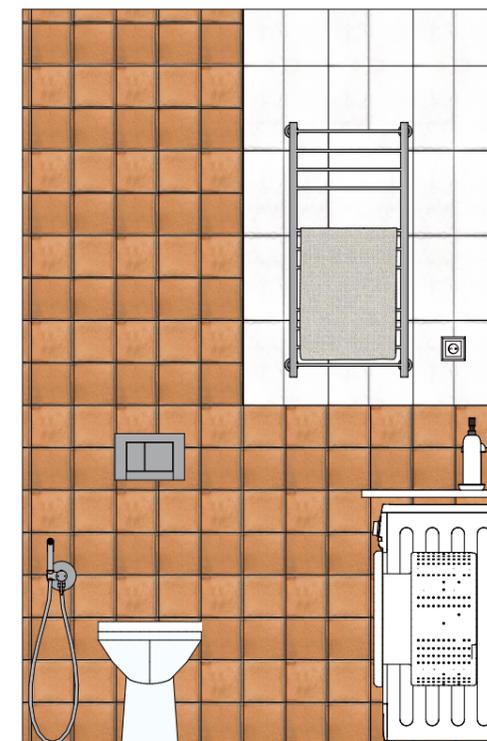

Ванная	02
1:25	

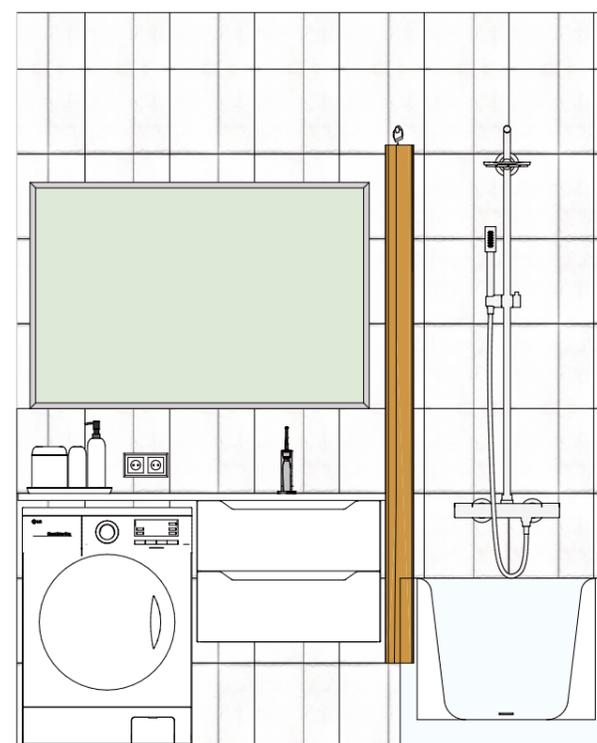

Ванная	03
1:25	

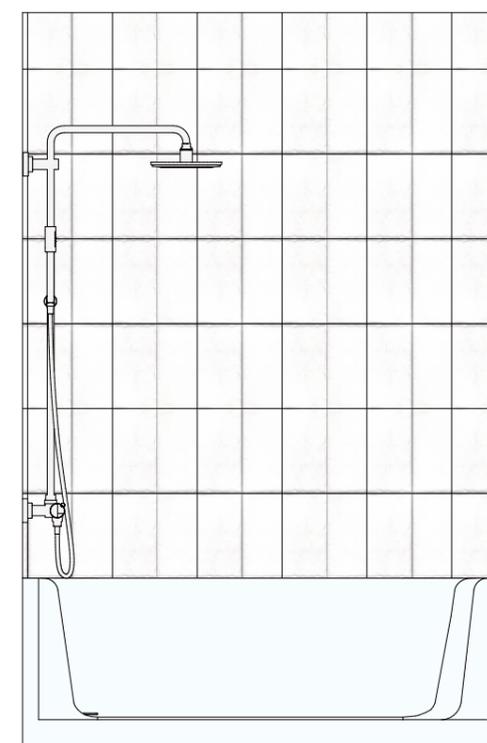

Ванная	04
1:25	

ПРИМЕЧАНИЕ:
 - Все размеры уточняются по месту
 - Все размеры указаны в миллиметрах, площадь в метрах
 - За отметку нулевого уровня принят УЧП этажа
 - Размеры короба под сантехнические выходы уточняются по месту

Заказчик	Анна
Дизайнер	Бельская Юлия 8-916-298-30-55




Развертка стен ванной комнаты

Адрес объекта:

Москва, улица Кольская,
дом 8 корпус 2


Стадия	Лист №	Листов
Дата	Масштаб	Формат
	1:30	A3

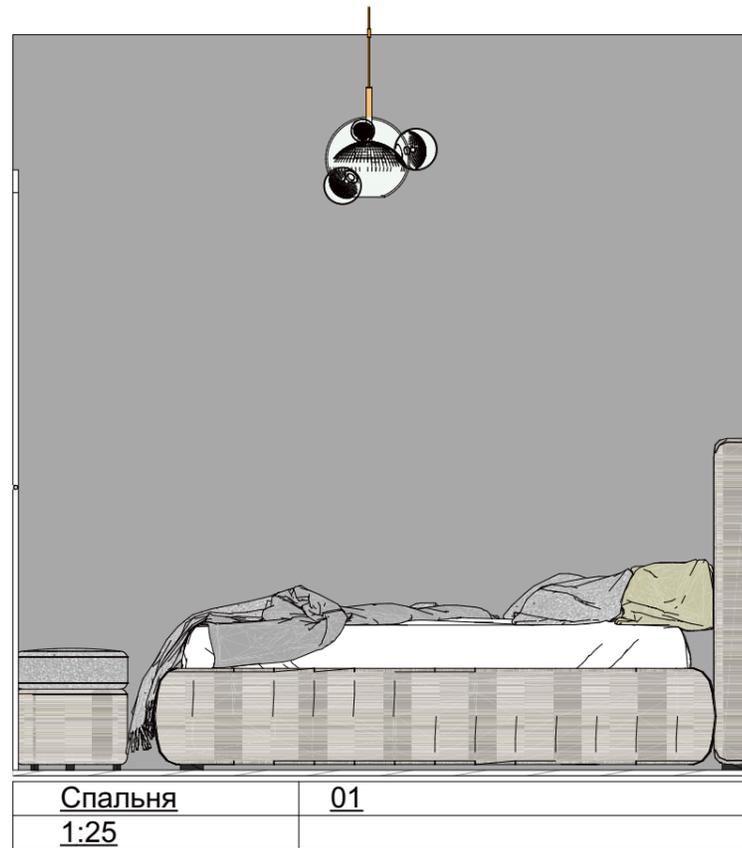



Спальня	01
1:25	



Спальня	02
1:25	

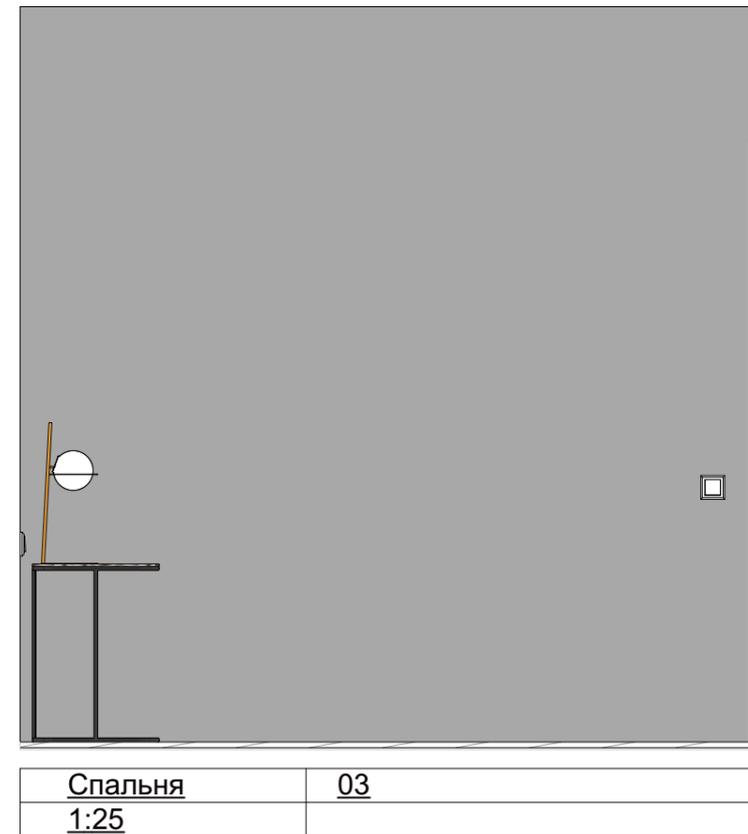

Спальня	03
1:25	

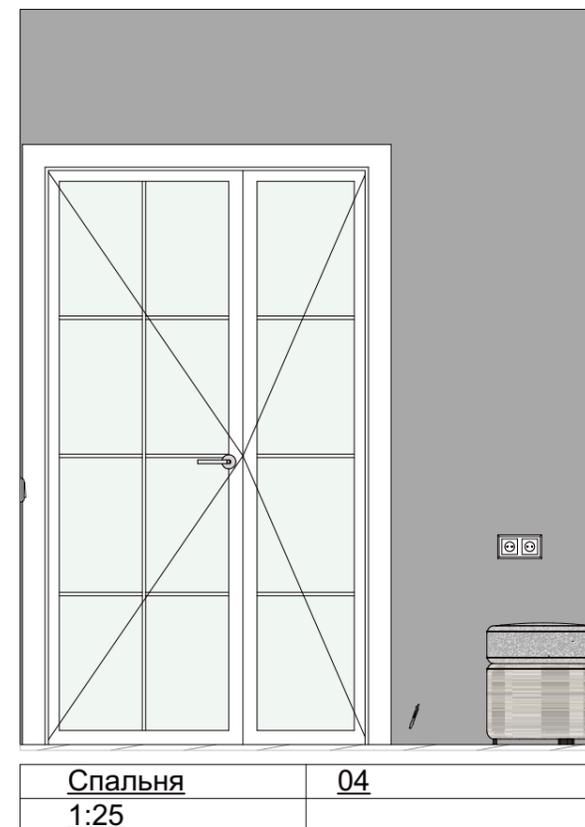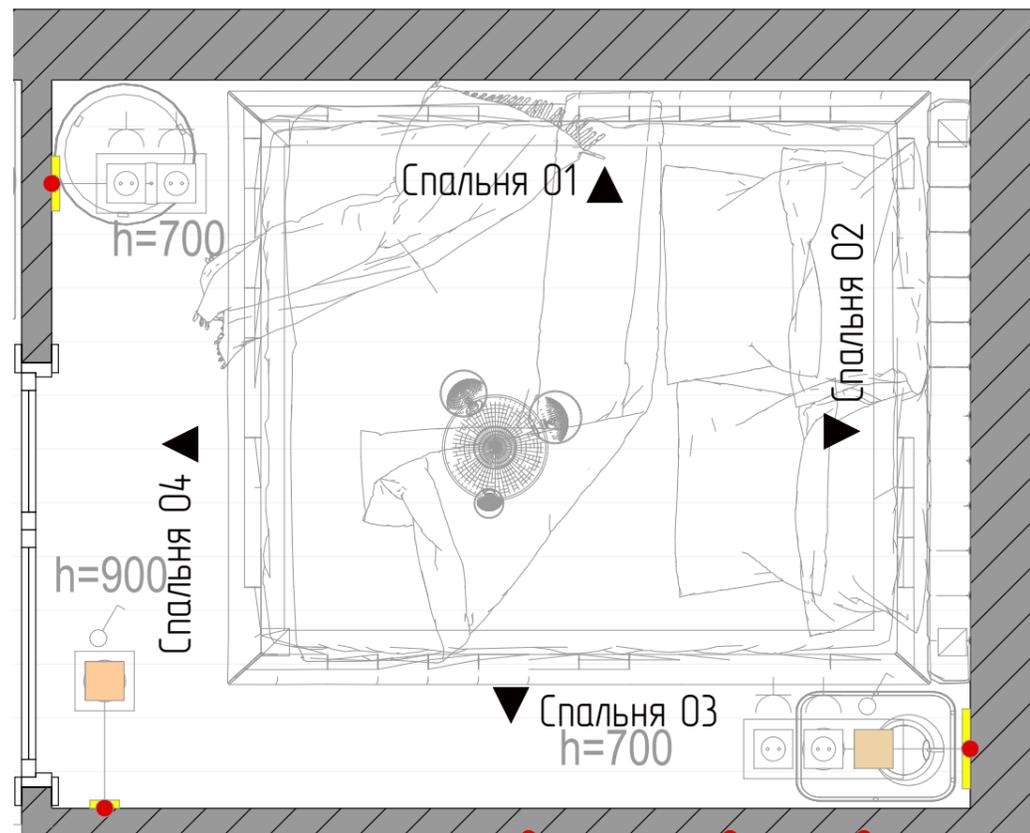

Спальня	04
1:25	

ПРИМЕЧАНИЕ:
 - Все размеры уточняются по месту
 - Все размеры указаны в миллиметрах, площадь в метрах
 - За отметку нулевого уровня принят УЧП этажа
 - Размеры короба под сантехнические выходы уточняются по месту



Заказчик	Анна
Дизайнер	Бельская Юлия 8-916-298-30-55




Развертка стен спальни

Адрес объекта:
 Москва, улица Кольская,
 дом 8 корпус 2


Стадия	Лист №	Листов
	18	22
Дата	Масштаб	Формат
	1:30	A3

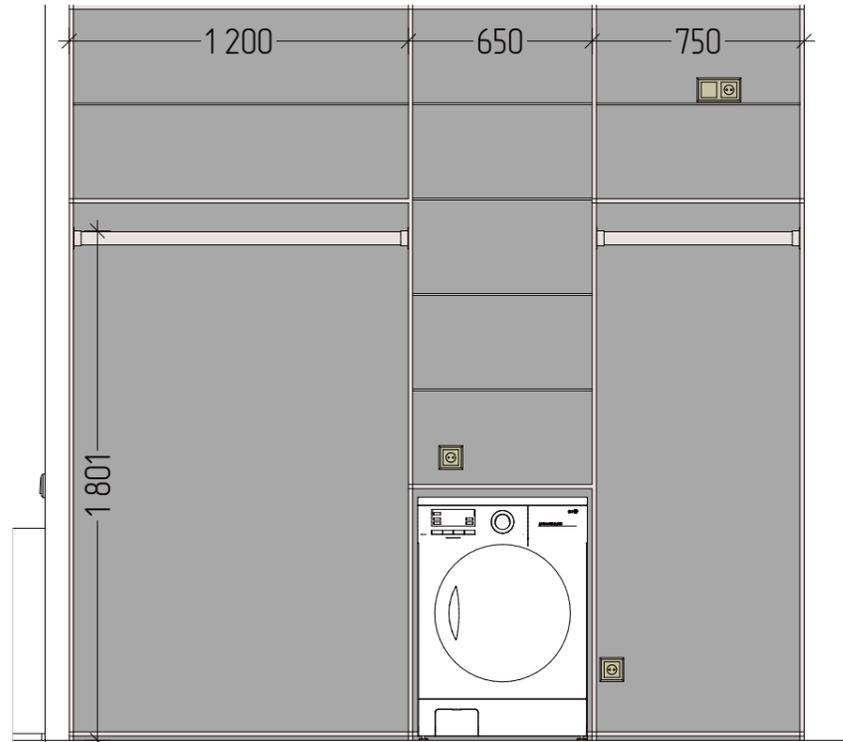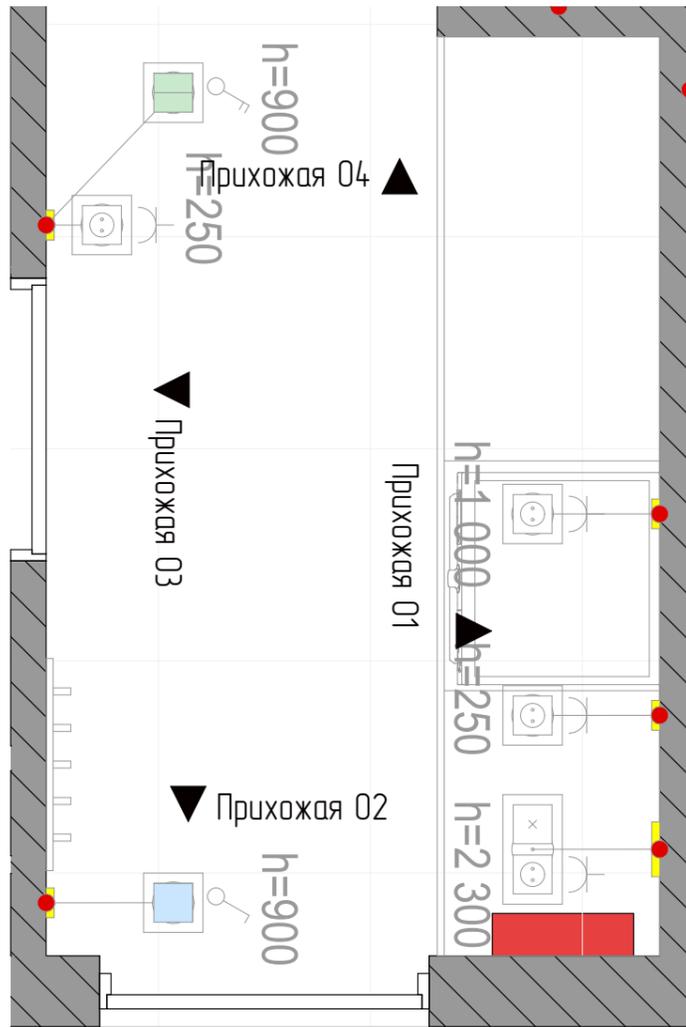


Прихожая	01
1:25	

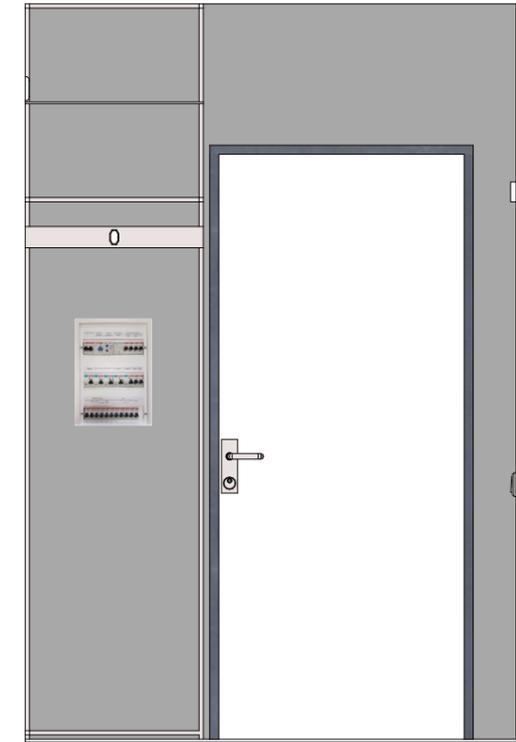

Прихожая	02
1:25	

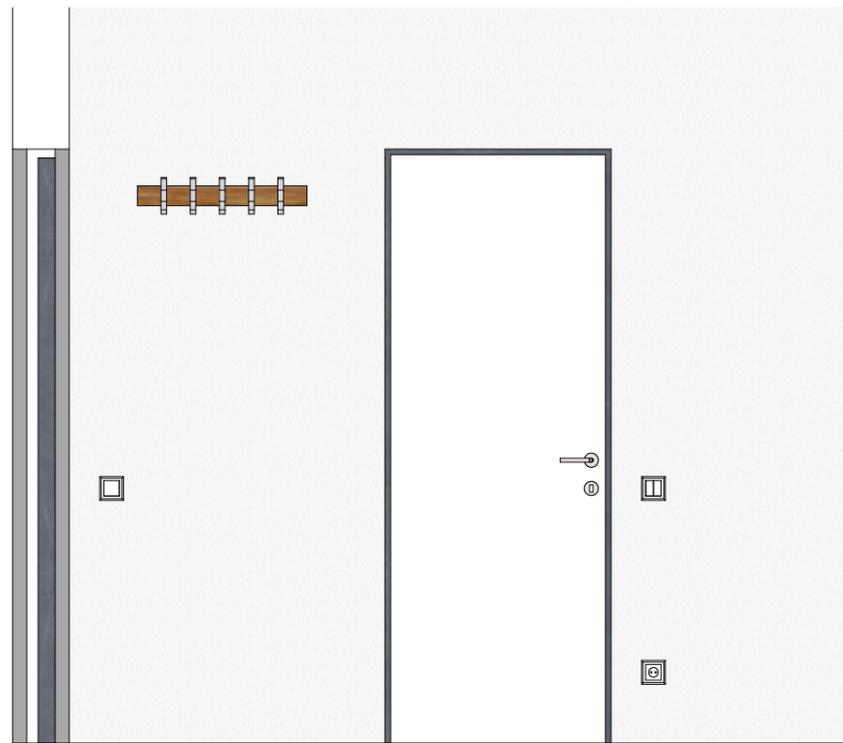

Прихожая	03
1:25	

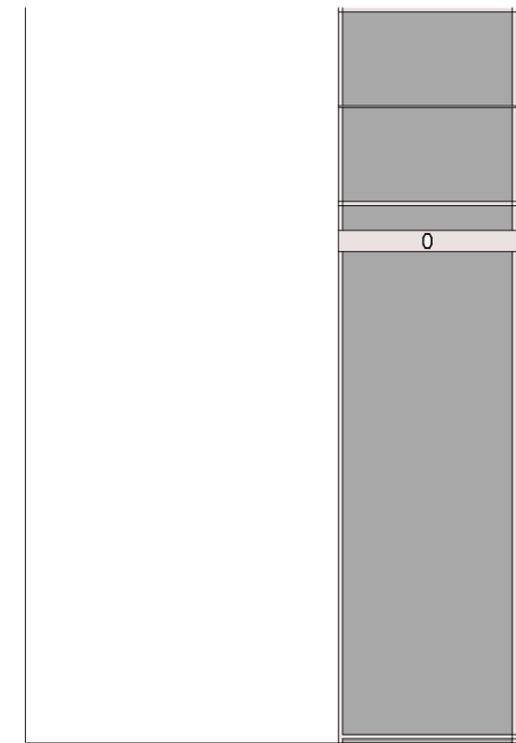

Прихожая	04
1:25	

ПРИМЕЧАНИЕ:
 - Все размеры уточняются по месту
 - Все размеры указаны в миллиметрах, площадь в метрах
 - За отметку нулевого уровня принят УЧП этажа
 - Размеры короба под сантехнические выходы уточняются по месту

Заказчик	Анна
Дизайнер	Бельская Юлия 8-916-298-30-55



Развертка прихожей-коридора

Адрес объекта:

Москва, улица Кольская,
дом 8 корпус 2

Стадия	Лист №	Листов
Дата	Масштаб	Формат
	1:30	A3

Подвесной светодиодный светильник Natali Kovaltseva Led Lamps 81298



ИЛИ



Потолочный светильник Rivali Julia 6080-108 50052414

Потолочный светодиодный светильник Arte Lamp Stockholm A2690PL-1BK



ИЛИ



Lighting Люстра подвесная 7373D6DACBDE40B098D856390C0CE58955, LED, 30 Вт





Люстра светодиодная MAYTONI Step PO10PL-L23B, 23 Вт, кол-во ламп: 1 шт., цвет: черный

ИЛИ



Подвесной светодиодный светильник Favourite Pendant 2015-1P

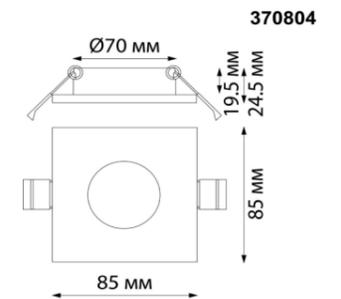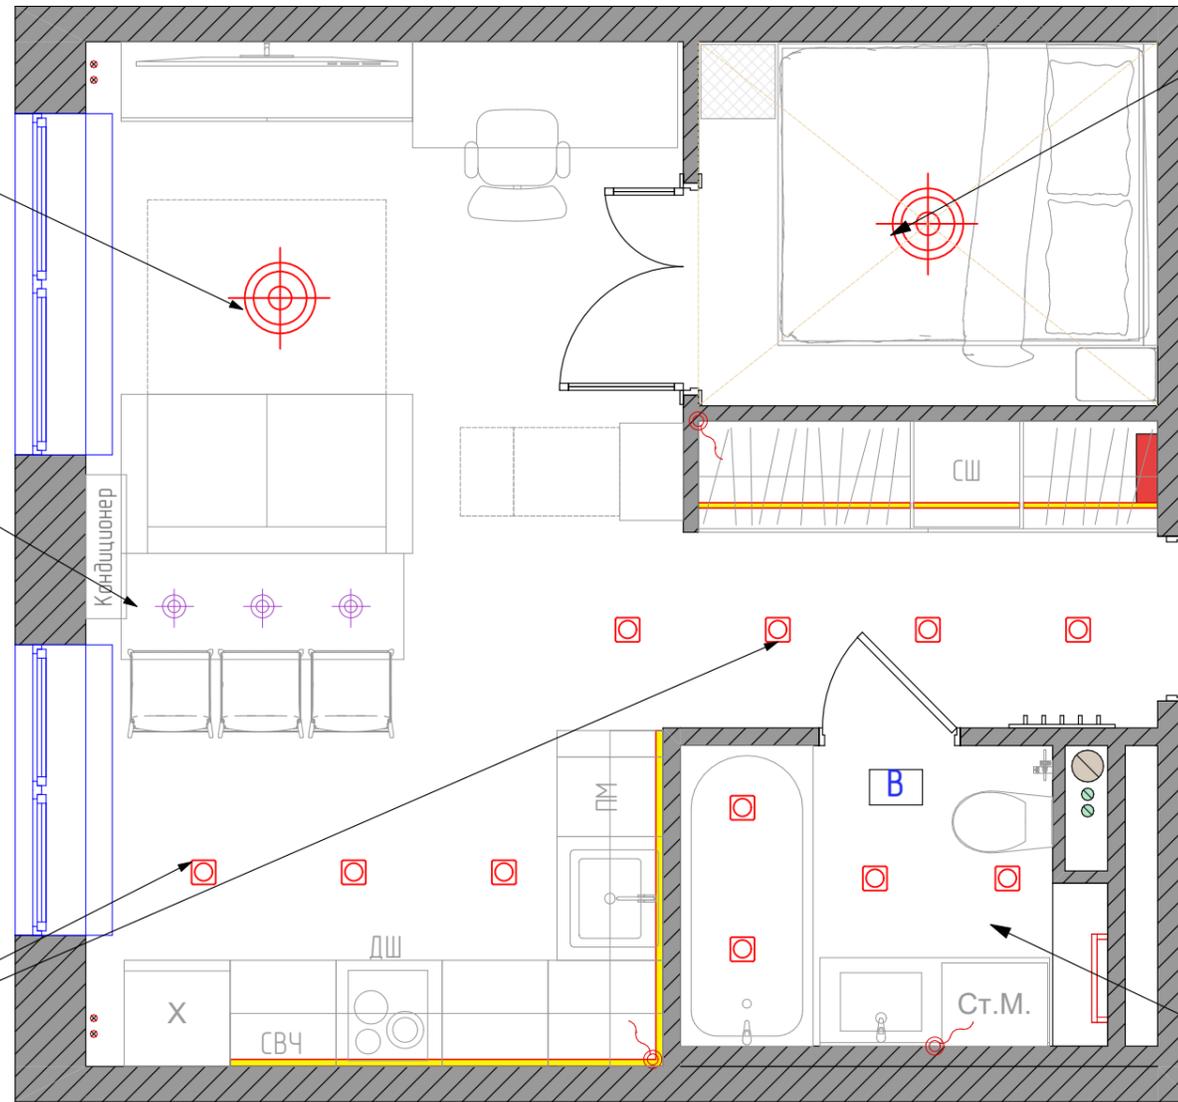

Встраиваемый светильник Denkirs Port DK3102-WH

Встраиваемый светильник Navotech Spot Aqua 370804

ПРИМЕЧАНИЕ:
 - Все размеры уточняются по месту
 - Все размеры указаны в миллиметрах, площадь в метрах
 - За отметку нулевого уровня принят УЧП этажа
 - Размеры короба под сантехнические выходы уточняются по месту

Заказчик	Анна
Дизайнер	Бельская Юлия 8-916-298-30-55



Рекомендованный свет

Адрес объекта:
 Москва, улица Кольская,
 дом 8 корпус 2

Стадия	Лист №	Листов
Дата	Масштаб	Формат
	1:30	A3